


ESCALA: ---
 ORIENTACIÓ: ○
 FORMAT: A3
 DIBUIXAT: Magda Aubia
 REVISAT: Jon Bilbao
 COMPROVAT: Anton Escarré

DENOMINACIÓ: **AMPLIACIÓ PUNTS ACCÉS WIFI I NOUS PUNTS TREBALL**
 SITUACIÓ: **VALLS**
 PROPIETAT: **GESTIÓ PIUS HOSPITAL DE VALLS, S.A.M**


CARRETERA DEL PLA, 253 NAU D1
 43800 VALLS TELF 97612341
 anton.escarre@editecsa.com


 L'ENGINYER TÈCNIC INDUSTRIAL
 ANTONIO ESCARRÉ PARIS
 COL·LEGIAT NÚM 8524

TÍTOL DEL PLÀNOL:
SITUACIÓ
 NÚM ARXIU / PLÀNOL:
3997-00-SE-18 / 01
 DATA: 25 / 05 / 2018
 REVISIÓ: 00

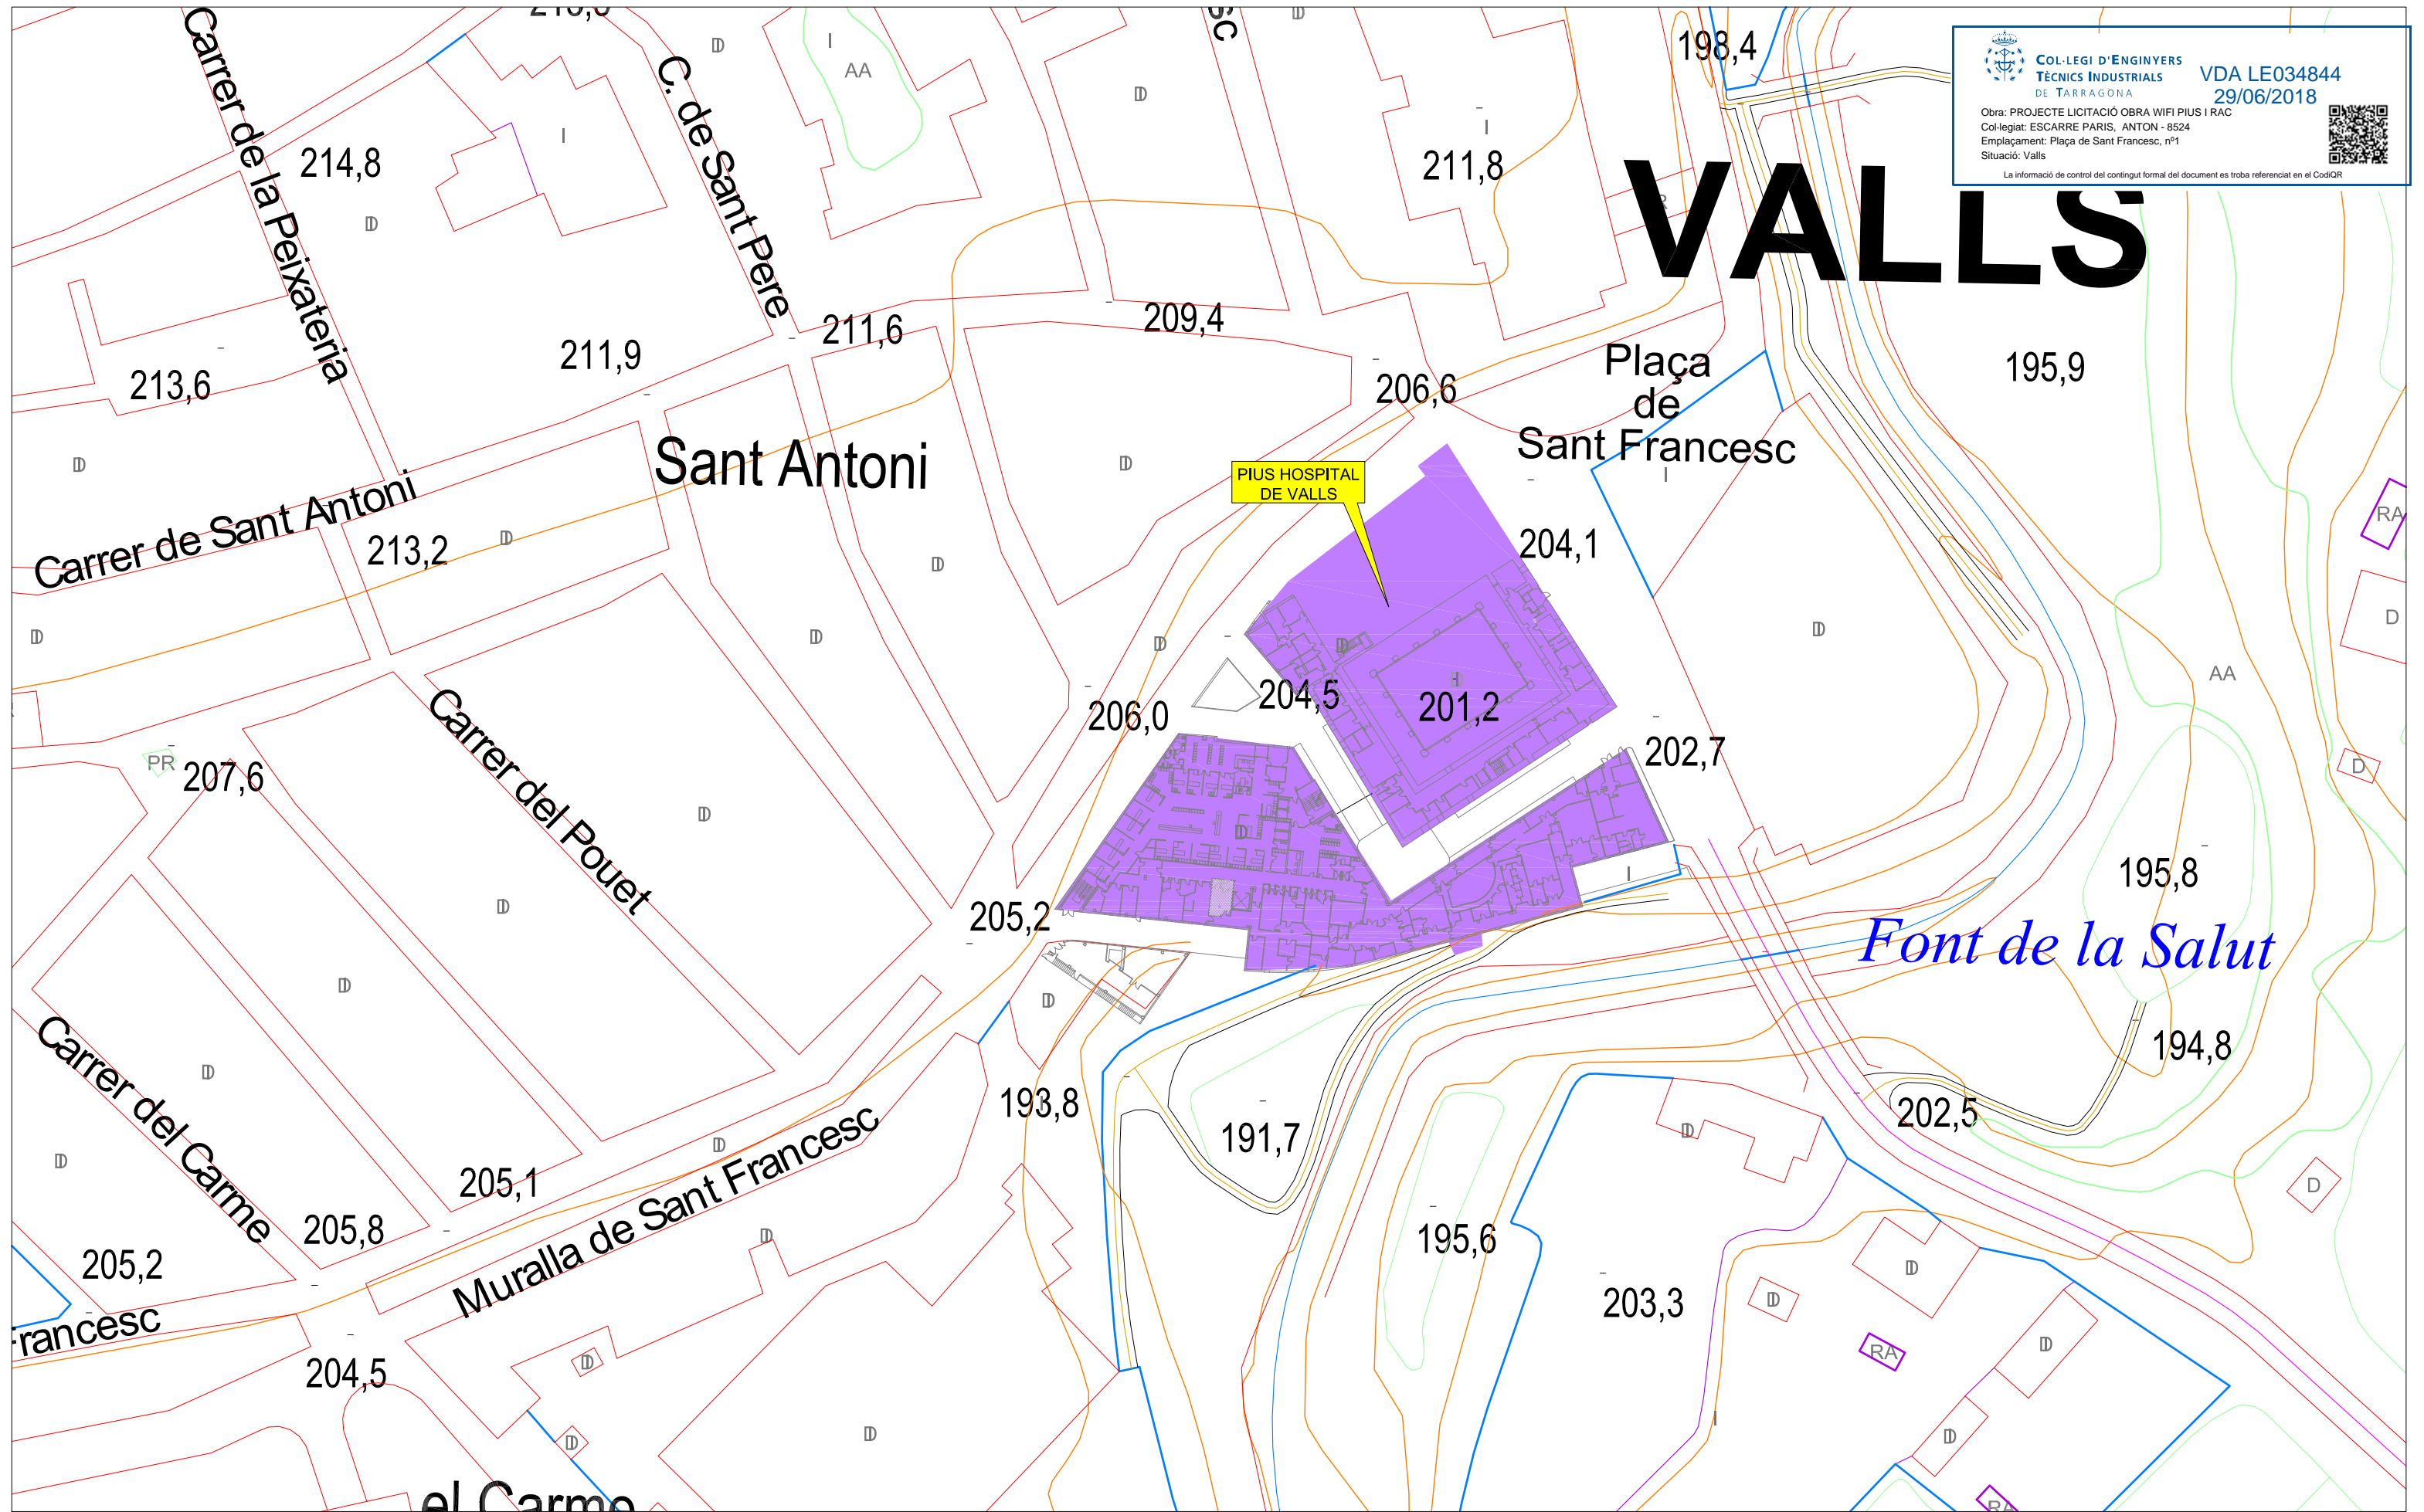


COL·LEGI D'ENGINYERS TÈCNICS INDUSTRIALS DE TARRAGONA
VDA LE034844
29/06/2018
 Obra: PROJECTE LICITACIÓ OBRA WIFI PIUS I RAC
 Col·legiat: ESCARRÉ PARIS, ANTON - 8524
 Emplaçament: Plaça de Sant Francesc, nº1
 Situació: Valls
La informació de control del contingut formal del document es troba referenciat en el CodQR


ESCALA	1:1000	DIBUIXAT	Magda Aubia
ORIENTACIÓ	⊙	REVISAT	Jon Bilbao
FORMAT	A3	COMPROVAT	Anton Escarré

DENOMINACIÓ	AMPLIACIÓ PUNTS ACCÉS WIFI I NOUS PUNTS TREBALL	PROPIETAT	GESTIÓ PIUS HOSPITAL DE VALLS, S.A.M
SITUACIÓ	VALLS		


CARRETERA DEL PLA, 253 NAU D1
 43800 VALLS TELF 97612341
 anton.escarre@editecsa.com


EDISCAT
 L'ENGINYER TÈCNIC INDUSTRIAL
 ANTONIO ESCARRÉ PARIS
 COL·LEGIAT NÚM 8524

TÍTOL DEL PLÀNOL	EMPLAÇAMENT PIUS HOSPITAL	
NÚM ARXIU / PLÀNOL	3997-00-SE-18 / 02	
DATA	25 / 05 / 2018	REVISIÓ
		00

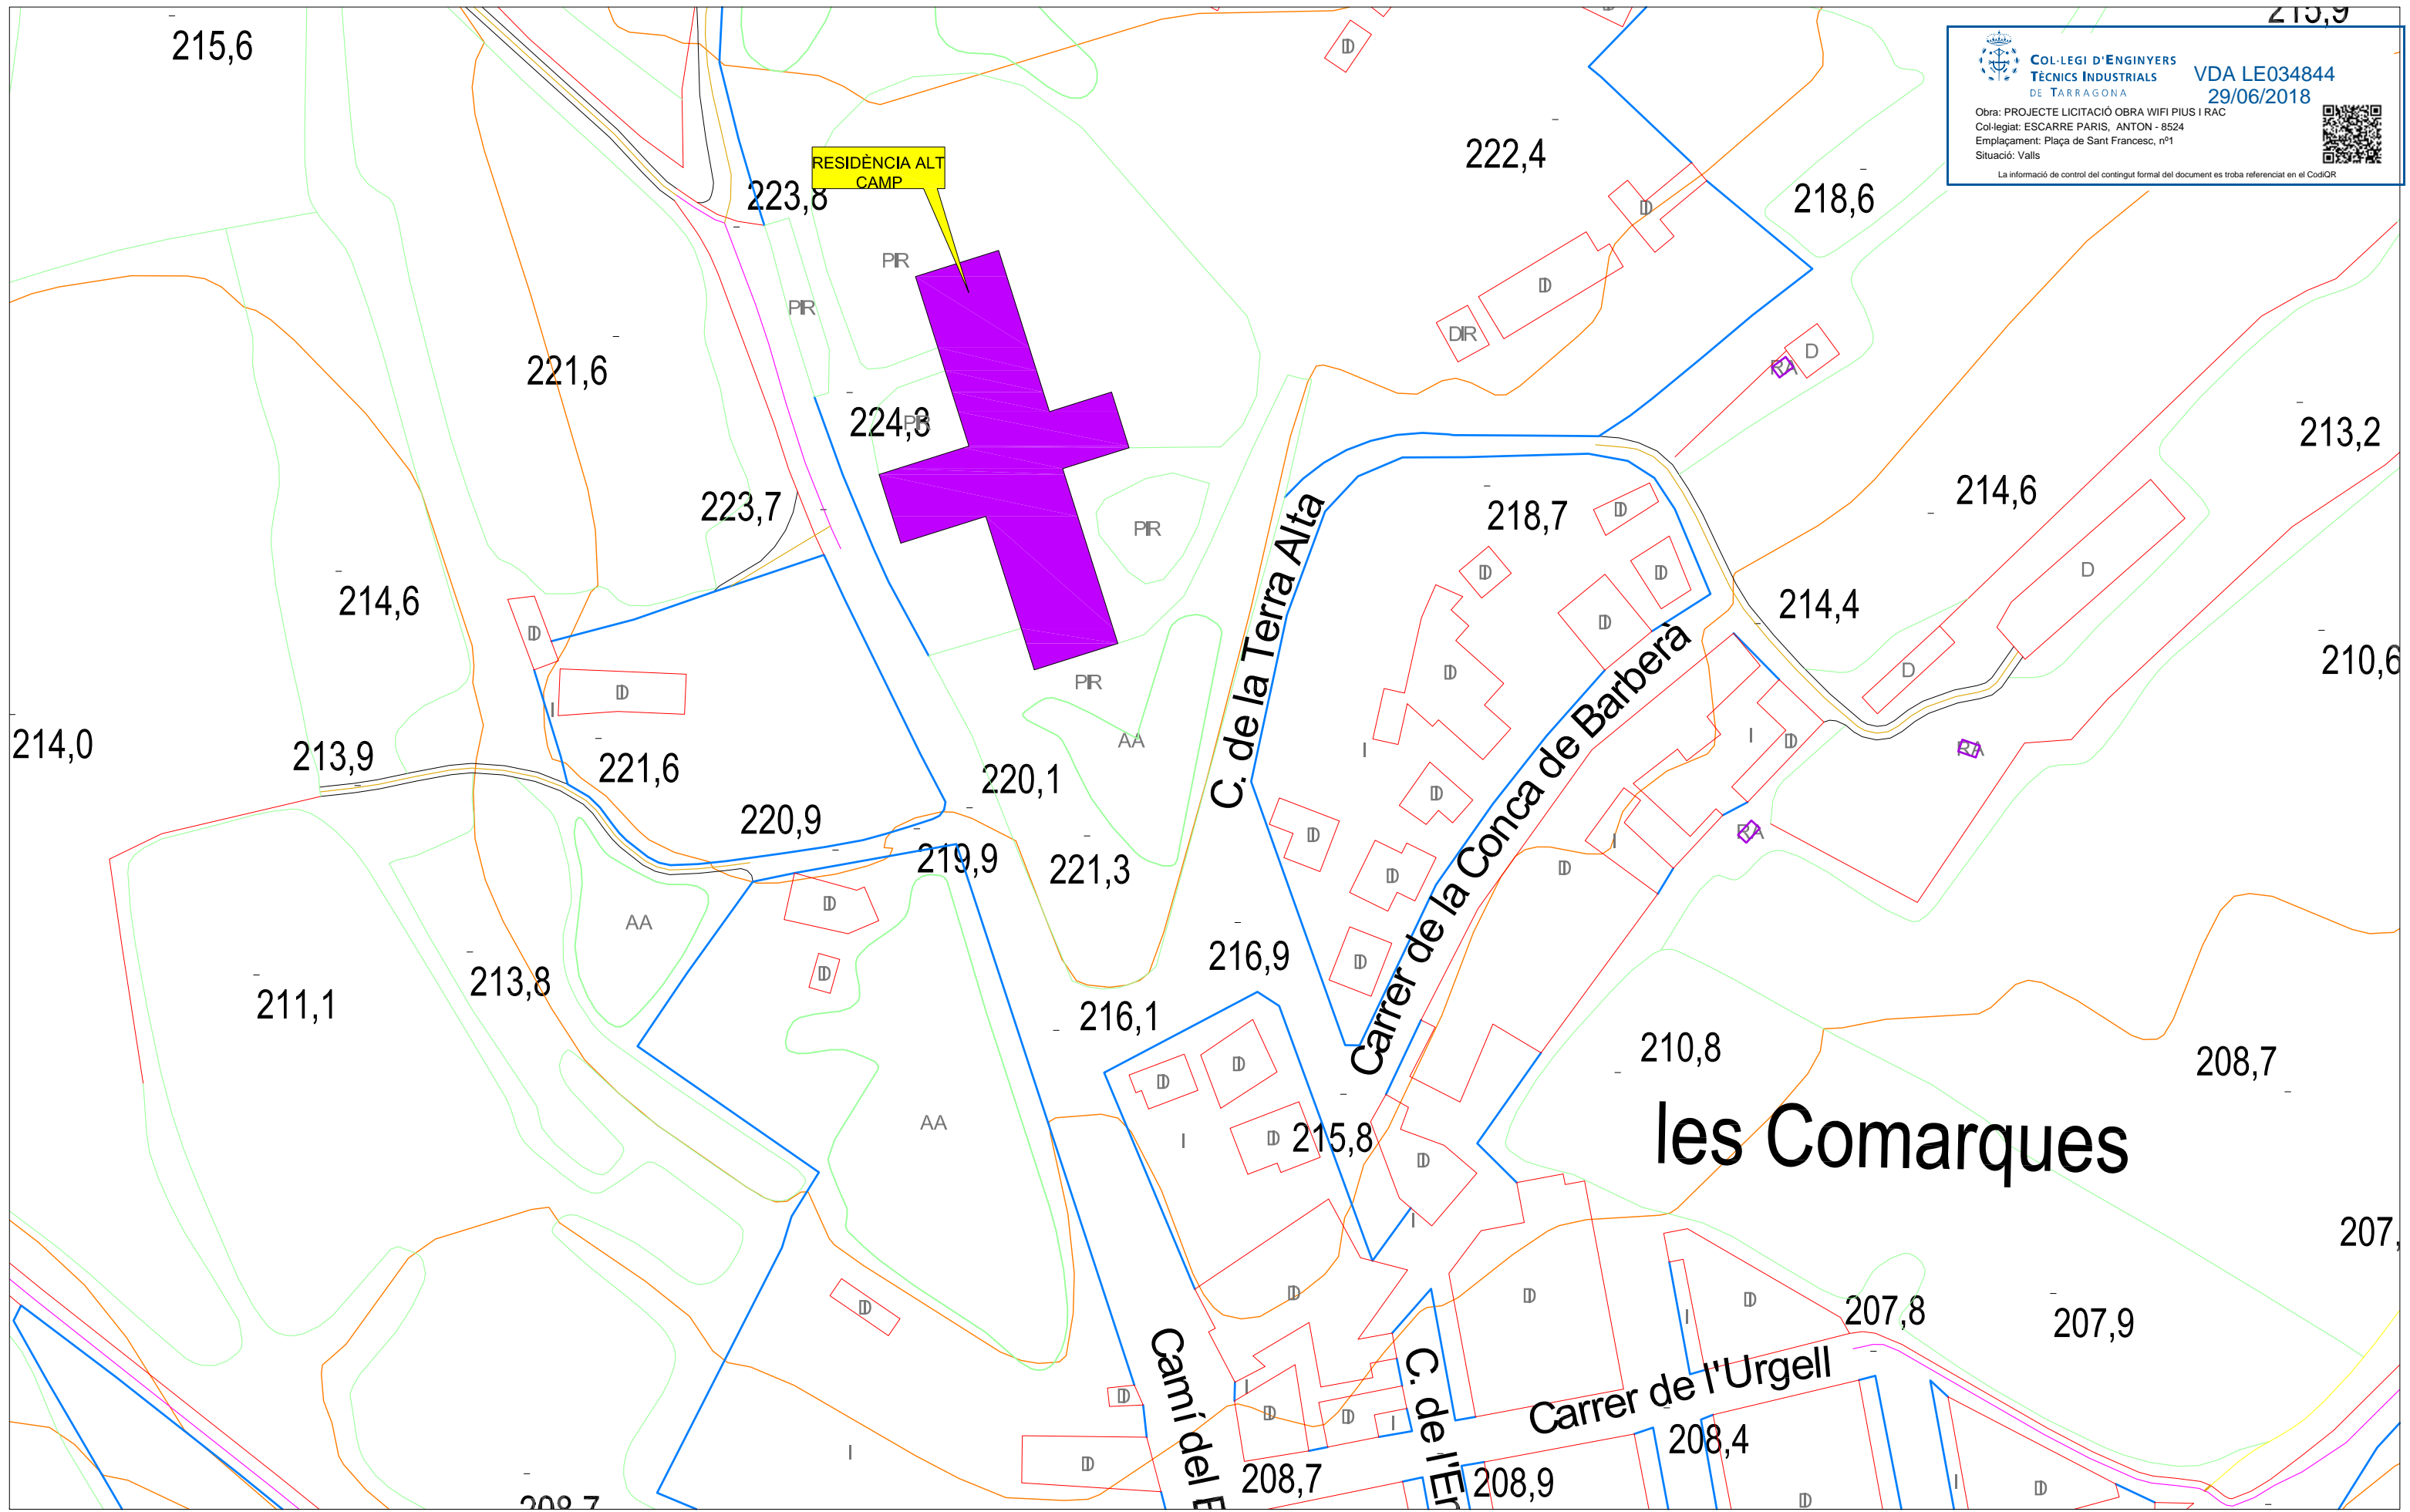

 
COL·LEGI D'ENGINYERS TÈCNICS INDUSTRIALS DE TARRAGONA
VDA LE034844
29/06/2018
 Obra: PROJECTE LICITACIÓ OBRA WIFI PIUS I RAC
 Col·legiat: ESCARRÉ PARIS, ANTON - 8524
 Emplaçament: Plaça de Sant Francesc, nº1
 Situació: Valls
La informació de control del contingut formal del document es troba referenciada en el CodQR

ESCALA 1:1000 DIBUIXAT Magda Aubia
 ORIENTACIÓ  REVISAT Jon Bilbao
 FORMAT A3 COMPROVAT Anton Escarré

DENOMINACIÓ **AMPLIACIÓ PUNTS ACCÉS WIFI I NOUS PUNTS TREBALL** PROPIETAT
 SITUACIÓ VALLS
GESTIÓ PIUS HOSPITAL DE VALLS, S.A.M

 

CARRERERA DEL PLA, 253 NAU D1
 43800 VALLS TELF 97612341
 anton.escarre@editecsa.com

 **EDISCAT**
 L'ENGINYER TÈCNIC INDUSTRIAL
 ANTONIO ESCARRÉ PARIS
 COL·LEGIAT NÚM 8524

TÍTOL DEL PLÀNOL
EMPLAÇAMENT RESIDÈNCIA ALT CAMP
 NÚM ARXIU / PLÀNOL
 3997-00-SE-18 / 03
 DATA 25 / 05 / 2018
 REVISIÓ 00



PUNT DE TREBALL FORMAT PER:



- 1** Toma schuko 2P+T, 16A, 250VAC. Servei normal
- 2** Toma schuko 2P+T, 16A, 250VAC, color vermell per servei SAI/UPS
- 3** Toma RJ-45, CAT.6

LLEGENDA PUNTS ACCÉS WIFI I LLOCS DE TREBALL

- Canal ja existent a aprofitar.
- Canal plàstica en muntatge superficial.
- Safata metàl·lica tipus Rejiband. Muntatge en fals sostre existent.
- Rack de comunicació existent a connectar a CPD.
- Racks existents a connectar
- Racks existents a substituir
- Punt d'accés (AP) a xarxa WIFI, a instal·lar per tercers.
- Conjunt doble de tomes RJ-45, CAT.6 per connexió AP
- Segellat pas instal·lacions EI-120
- Sectors d'incendi afectats per la present actuació

REV	MODIFICACIONS	AFEGIT PUNTS TREBALL X IMPRESSORES	DATA
REV 3	MODIFICACIONS	AFEGIT PUNTS TREBALL X IMPRESSORES	21 / 06 /2018
REV 2	MODIFICACIONS	ENUMERAR RACKS A CANVIAR I A SUBSTITUIR	18 / 06 /2018
REV 1	MODIFICACIONS	MODIFICACIONS PROPIETAT	08 / 06 /2018

ESCALA 1/300
 ORIENTACIÓ
 FORMAT A3

DIBUIXAT Magda Aubia
 REVISAT Jon Bilbao
 COMPROVAT Anton Escarré

DENOMINACIÓ **AMPLIACIÓ PUNTS ACCÉS WIFI I NOUS PUNTS TREBALL** PROPIETAT
 SITUACIÓ **VALLS**

GESTIÓ PIUS HOSPITAL DE VALLS, S.A.M



CARRETERA DEL PLA, 253 NAU D1
 43801 VALLS TELF 977612341
 anton.escarre@editecsa.com









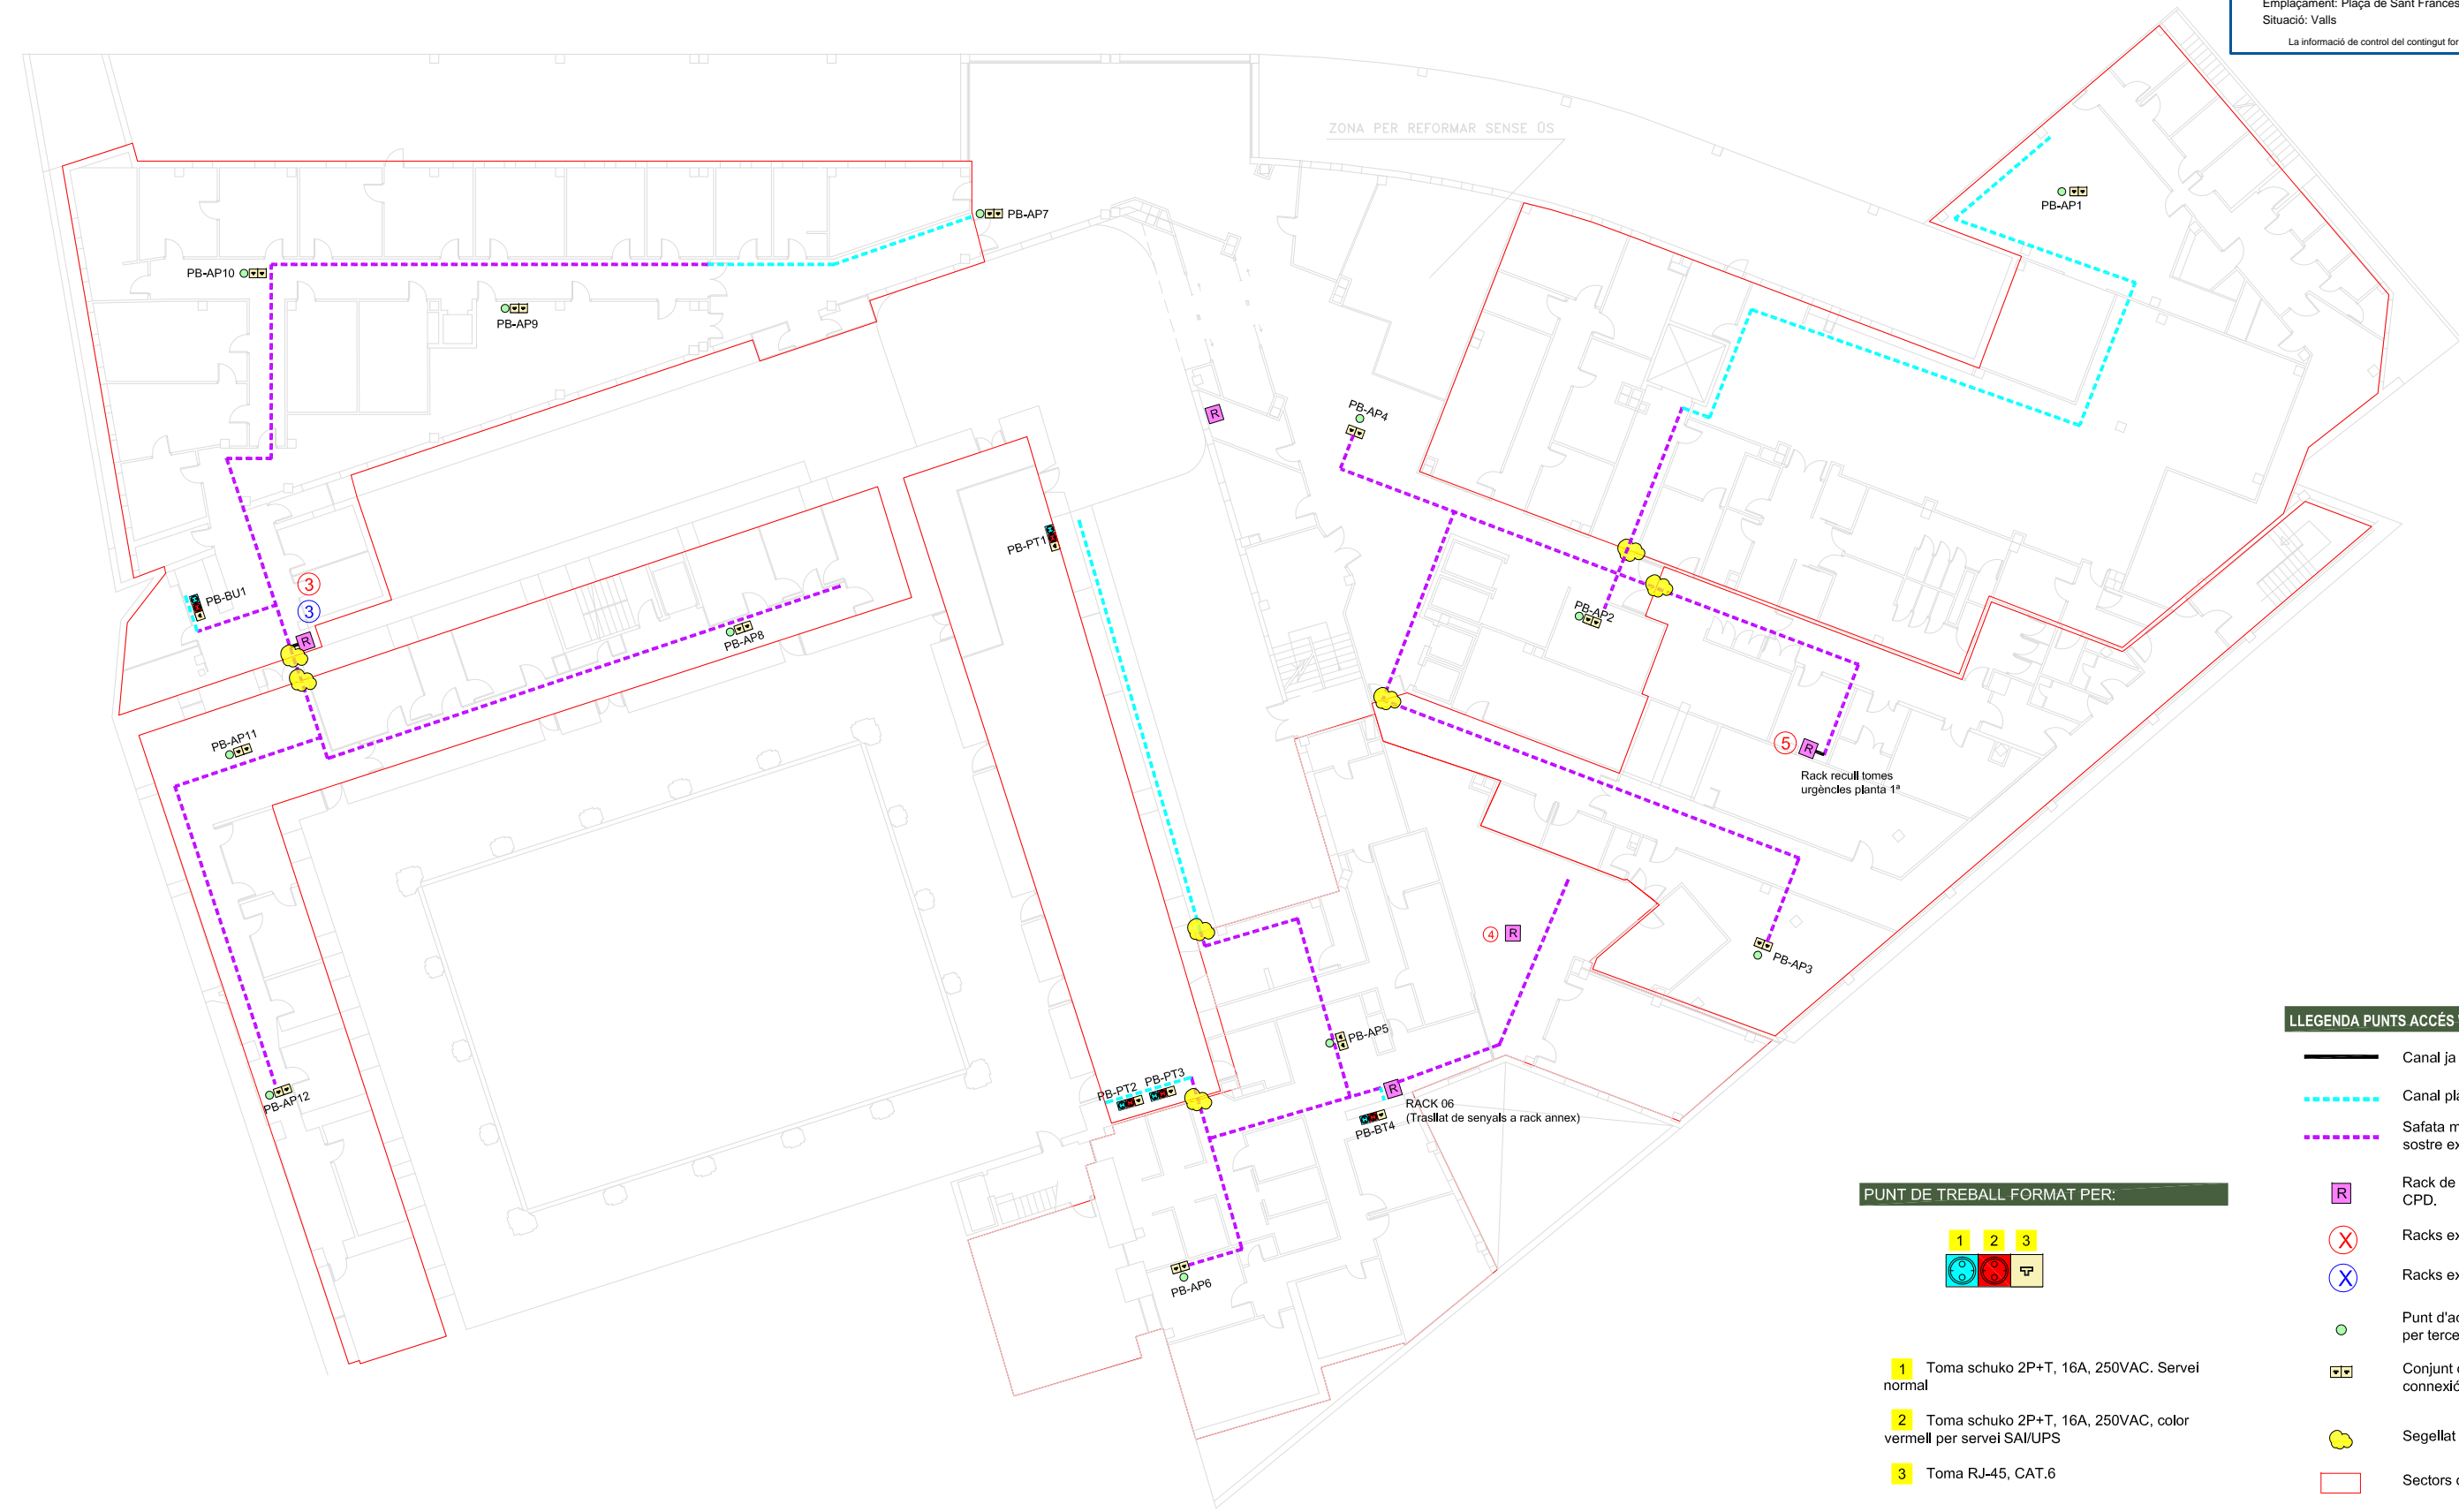



L'ENGINYER TÈCNIC INDUSTRIAL
 ANTONIO ESCARRÉ PARIS
 COL·LEGIAT NÚM 8524

TÍTOL DEL PLÀNOL
INSTAL·LACIÓ NOUS PUNTS ACCÉS WIFI I LLOCS DE TREBALL PLANTA SOTERRANI

 
NÚM ARXIU / PLÀNOL 3997-01-PI-18 R3 / 04
 DATA 21 / 06 / 2018
 REVISIÓ 03



LLEGENDA PUNTS ACCÉS WIFI I LLOCS DE TREBALL

-  Canal ja existent a aprofitar.
-  Canal plàstica en muntatge superficial.
-  Safata metàl·lica tipus Rejiband. Muntatge en fals sostre existent.
-  Rack de comunicació existent a connectar a CPD.
-  Racks existents a connectar
-  Racks existents a substituir
-  Punt d'accés (AP) a xarxa WIFI, a instal·lar per tercers.
-  Conjunt doble de tomes RJ-45, CAT.6 per connexió AP
-  Segellat pas instal·lacions EI-120
-  Sectors d'incendi afectats per la present actuació

PUNT DE TREBALL FORMAT PER:



- 1** Toma schuko 2P+T, 16A, 250VAC. Servei normal
- 2** Toma schuko 2P+T, 16A, 250VAC, color vermell per servei SAI/UPS
- 3** Toma RJ-45, CAT.6

REV	MODIFICACIONS	AFEGIT PUNTS TREBALL X IMPRESSORES	DATA
REV 3			21 / 06 / 2018
REV 2		ENUMERAR RACKS A CANVIAR I A SUBSTITUIR	18 / 06 / 2018
REV 1		MODIFICACIONS PROPIETAT	08 / 06 / 2018


ESCALA 1/300
 ORIENTACIÓ 
 FORMAT A3
 DIBUIXAT Magda Aubia
 REVISAT Jon Bilbao
 COMPROVAT Anton Escarré

DENOMINACIÓ **AMPLIACIÓ PUNTS ACCÉS WIFI I NOUS PUNTS TREBALL**
 SITUACIÓ **VALLS**
 PROPIETAT **GESTIÓ PIUS HOSPITAL DE VALLS, S.A.M**







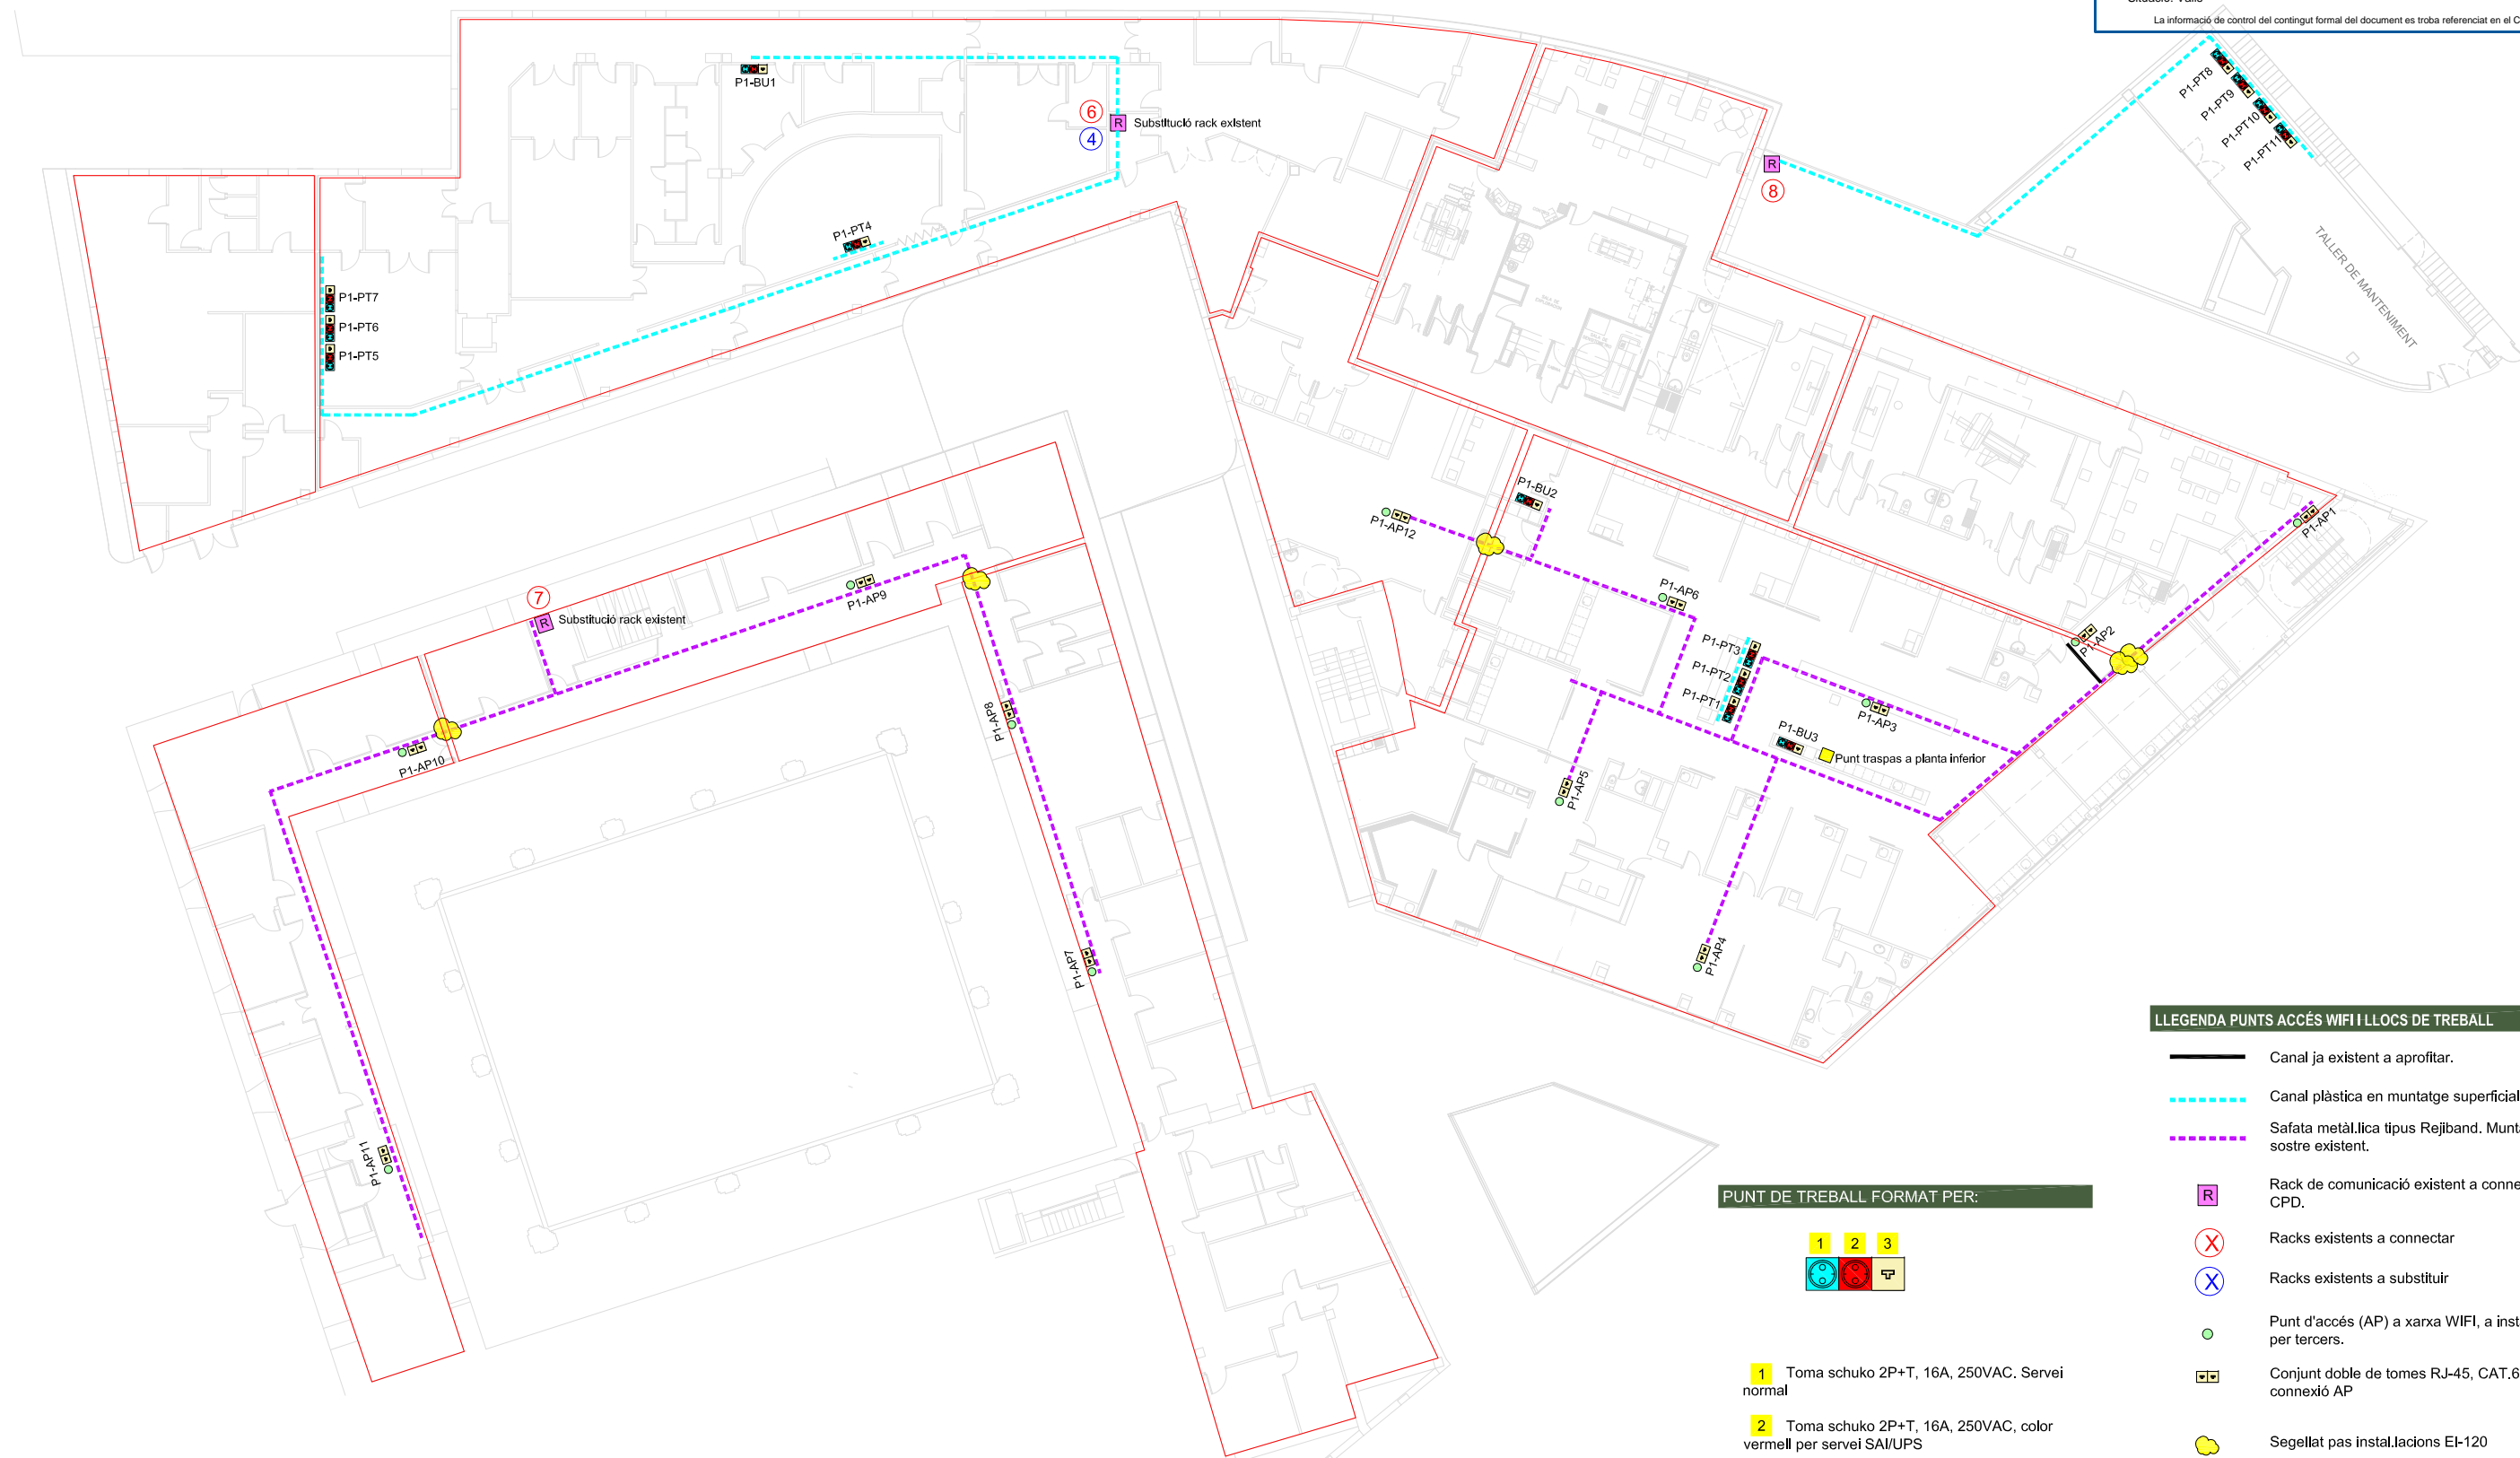




CARRERERA DEL PLA, 253 NAU D1
 43801 VALLS TELF 97612341
 anton.escarre@editecsa.com


 L'ENGINYER TÈCNIC INDUSTRIAL
 ANTONIO ESCARRÉ PARIS
 COL·LEGIAT NÚM 8524

 
TÍTOL DEL PLÀNOL
INSTAL·LACIÓ NOUS PUNTS ACCÉS WIFI I LLOCS DE TREBALL PLANTA BAIXA
 NÚM ARXIU / PLÀNOL 3997-01-PI-18 R3 / 05
 DATA 21 / 06 / 2018
 REVISIÓ 03



LLEGENDA PUNTS ACCÉS WIFI I LLOCS DE TREBALL

-  Canal ja existent a aprofitar.
-  Canal plàstica en muntatge superficial.
-  Safata metàl·lica tipus Rejiband. Muntatge en fals sostre existent.
-  Rack de comunicació existent a connectar a CPD.
-  Racks existents a connectar
-  Racks existents a substituir
-  Punt d'accés (AP) a xarxa WIFI, a instal·lar per tercers.
-  Conjunt doble de tomes RJ-45, CAT.6 per connexió AP
-  Segellat pas instal·lacions EI-120
-  Sectors d'incendi afectats per la present actuació

PUNT DE TREBALL FORMAT PER:



- 1** Toma schuko 2P+T, 16A, 250VAC. Servei normal
- 2** Toma schuko 2P+T, 16A, 250VAC, color vermell per servei SAI/UPS
- 3** Toma RJ-45, CAT.6

REV	MODIFICACIONS	DATA
REV 3	AFEGIT PUNTS TREBALL X IMPRESSORES	21 / 06 /2018
REV 2	ENUMERAR RACKS A CANVIAR I A SUBSTITUIR	18 / 06 /2018
REV 1	MODIFICACIONS PROPIETAT	08 / 06 /2018

TÍTOL DEL PLÀNOL	NÚM ARXIU / PLÀNOL
INSTAL·LACIÓ NOUS PUNTS ACCÉS WIFI I LLOCS DE TREBALL PLANTA PRIMERA	3997-01-PI-18 R3 / 06
DATA	REVISIÓ
21 / 06 / 2018	03

ESCALA 1/300
 ORIENTACIÓ 
 FORMAT A3
 DIBUIXAT Magda Aubia
 REVISAT Jon Bilbao
 COMPROVAT Anton Escarré











DENOMINACIÓ **AMPLIACIÓ PUNTS ACCÉS WIFI I NOUS PUNTS TREBALL**
 SITUACIÓ **VALLS**
 PROPIETAT **GESTIÓ PIUS HOSPITAL DE VALLS, S.A.M**


CARRERERA DEL PLA, 253 NAU D1
 43801 VALLS TELF 97612341
 anton.escarre@editecsa.com

 

 L'ENGINYER TÈCNIC INDUSTRIAL
 ANTONIO ESCARRÉ PARIS
 COL·LEGIAT NÚM 8524



LLEGENDA PUNTS ACCÉS WIFI I LLOCS DE TREBALL

-  Canal ja existent a aprofitar.
-  Canal plàstica en muntatge superficial.
-  Safata metàl·lica tipus Rejband. Muntatge en fals sostre existent.
-  Rack de comunicació existent a connectar a CPD.
-  Racks existents a connectar
-  Racks existents a substituir
-  Punt d'accés (AP) a xarxa WIFI, a instal·lar per tercers.
-  Conjunt doble de tomes RJ-45, CAT.6 per connexió AP
-  Segellat pas instal·lacions EI-120
-  Sectors d'incendi afectats per la present actuació

PUNT DE TREBALL FORMAT PER:



- 1** Toma schuko 2P+T, 16A, 250VAC. Servei normal
- 2** Toma schuko 2P+T, 16A, 250VAC, color vermell per servei SAI/UPS
- 3** Toma RJ-45, CAT.6

REV	MODIFICACIONS	AFEGIT PUNTS TREBALL X IMPRESSORES	DATA
REV 3	MODIFICACIONS	AFEGIT PUNTS TREBALL X IMPRESSORES	21 / 06 /2018
REV 2	MODIFICACIONS	ENUMERAR RACKS A CANVIAR I A SUBSTITUIR	18 / 06 /2018
REV 1	MODIFICACIONS	MODIFICACIONS PROPIETAT	08 / 06 /2018

ESCALA 1/300
 DIBUIXAT Magda Aubia
 ORIENTACIÓ  REVISAT Jon Bilbao
 FORMAT A3 COMPROVAT Anton Escarré

DENOMINACIÓ **AMPLIACIÓ PUNTS ACCÉS WIFI I NOUS PUNTS TREBALL** PROPIETAT
 SITUACIÓ **VALLS**
 GESTIÓ PIUS HOSPITAL DE VALLS, S.A.M












CARRERERA DEL PLA, 253 NAU D1
 43801 VALLS TELF 977612341
 anton.escarre@editecsa.com


 L'ENGINYER TÈCNIC INDUSTRIAL
 ANTONIO ESCARRÉ PARIS
 COL·LEGIAT NÚM 8524

 
TÍTOL DEL PLÀNOL
INSTAL·LACIÓ NOUS PUNTS ACCÉS WIFI I LLOCS DE TREBALL PLANTA SEGONA
 NÚM ARXIU / PLÀNOL 3997-01-PI-18 R3 / 07
 DATA 21 / 06 / 2018 REVISIÓ 03



LLEGENDA PUNTS ACCÉS WIFI I LLOCS DE TREBALL

-  Canal ja existent a aprofitar.
-  Canal plàstica en muntatge superficial.
-  Safata metàl·lica tipus Rejiband. Muntatge en fals sostre existent.
-  Rack de comunicació existent a connectar a CPD.
-  Racks existents a connectar
-  Racks existents a substituir
-  Punt d'accés (AP) a xarxa WIFI, a instal·lar per tercers.
-  Conjunt doble de tomes RJ-45, CAT.6 per connexió AP
-  Segellat pas instal·lacions EI-120
-  Sectors d'incendi afectats per la present actuació

PUNT DE TREBALL FORMAT PER:



- 1** Toma schuko 2P+T, 16A, 250VAC. Servei normal
- 2** Toma schuko 2P+T, 16A, 250VAC, color vermell per servei SAI/UPS
- 3** Toma RJ-45, CAT.6

REV 3	MODIFICACIONS	AFEGIT PUNTS TREBALL X IMPRESSORES	DATA	21 / 06 /2018
REV 2	MODIFICACIONS	ENUMERAR RACKS A CANVIAR I A SUBSTITUIR	DATA	18 / 06 /2018
REV 1	MODIFICACIONS	MODIFICACIONS PROPIETAT	DATA	08 / 06 /2018

ESCALA 1/300
 DIBUIXAT Magda Aubia
 ORIENTACIÓ  REVISAT Jon Bilbao
 FORMAT A3 COMPROVAT Anton Escarré

DENOMINACIÓ **AMPLIACIÓ PUNTS ACCÉS WIFI I NOUS PUNTS TREBALL** PROPIETAT
 SITUACIÓ **VALLS**
GESTIÓ PIUS HOSPITAL DE VALLS, S.A.M










 



CARRERERA DEL PLA, 253 NAU D1
 43801 VALLS TELF 977612341
 anton.escarre@editecsa.com


 L'ENGINYER TÈCNIC INDUSTRIAL
 ANTONIO ESCARRÉ PARIS
 COL·LEGIAT NÚM 8524

 
TÍTOL DEL PLÀNOL
INSTAL·LACIÓ NOUS PUNTS ACCÉS WIFI I LLOCS DE TREBALL PLANTA TERCERA
 NÚM ARXIU / PLÀNOL 3997-01-PI-18 R3 / 08
 DATA 21 / 06 / 2018
 REVISIÓ 03



LLEGENDA PUNTS ACCÉS WIFI I LLOCS DE TREBALL

-  Canal ja existent a aprofitar.
-  Canal plàstica en muntatge superficial.
-  Safata metàl·lica tipus Rejiband. Muntatge en fals sostre existent.
-  Rack de comunicació existent a connectar a CPD.
-  Racks existents a connectar
-  Racks existents a substituir
-  Punt d'accés (AP) a xarxa WIFI, a instal·lar per tercers.
-  Conjunt doble de tomes RJ-45, CAT.6 per connexió AP
-  Segellat pas instal·lacions EI-120
-  Sectors d'incendi afectats per la present actuació
-  Centre processament dades
-  Punt de connexió a circuit elèctric SAI/UPS amb regleta a l'interior de caixa plàstica aïllant i autoextingible. IP-65

PUNT DE TREBALL FORMAT PER:



- 1** Toma schuko 2P+T, 16A, 250VAC. Servei normal
- 2** Toma schuko 2P+T, 16A, 250VAC, color vermell per servei SAI/UPS
- 3** Toma RJ-45, CAT.6

REV	MODIFICACIONS	AFEGIT PUNTS TREBALL X IMPRESSORES	DATA
3			21 / 06 / 2018
2		ENUMERAR RACKS A CANVIAR I A SUBSTITUIR	18 / 06 / 2018
1		MODIFICACIONS PROPIETAT	08 / 06 / 2018

ESCALA 1/300
 ORIENTACIÓ 
 FORMAT A3
 DIBUIXAT Magda Aubia
 REVISAT Jon Bilbao
 COMPROVAT Anton Escarré

DENOMINACIÓ **AMPLIACIÓ PUNTS ACCÉS WIFI I NOUS PUNTS TREBALL**
 SITUACIÓ **VALLS**
 PROPIETAT **GESTIÓ PIUS HOSPITAL DE VALLS, S.A.M**

 

CARRETERA DEL PLA, 253 NAU D1
 43801 VALLS TELF 97612341
 anton.escarre@editecsa.com


 L'ENGINYER TÈCNIC INDUSTRIAL
 ANTONIO ESCARRÉ PARIS
 COL·LEGIAT NÚM 8524

TÍTOL DEL PLÀNOL
INSTAL·LACIÓ NOUS PUNTS ACCÉS WIFI I LLOCS DE TREBALL PLANTA QUARTA
 NÚM ARXIU / PLÀNOL 3997-01-PI-18 R3 / 09
 DATA 21 / 06 / 2018
 REVISIÓ 03













PUNT DE TREBALL FORMAT PER:



- 1** Toma schuko 2P+T, 16A, 250VAC. Servei normal
- 2** Toma schuko 2P+T, 16A, 250VAC, color vermell per servei SAI/UPS
- 3** Toma RJ-45, CAT.6

LLEGENDA PUNTS ACCÉS WIFI I LLOCS DE TREBALL

-  Canal ja existent a aprofitar.
-  Canal plàstica en muntatge superficial.
-  Safata metàl·lica tipus Rejiband. Muntatge en fals sostre existent.
-  Rack de comunicació existent a connectar a CPD.
-  Racks existents a connectar
-  Racks existents a substituir
-  Punt d'accés (AP) a xarxa WIFI, a instal·lar per tercers.
-  Conjunt doble de tomes RJ-45, CAT.6 per connexió AP
-  Segellat pas instal·lacions EI-120
-  Sectors d'incendi afectats per la present actuació

REV 3	MODIFICACIONS	AFEGIT PUNTS TREBALL X IMPRESSORES	DATA	21 / 06 / 2018
REV 2	MODIFICACIONS	ENUMERAR RACKS A CANVIAR I A SUBSTITUIR	DATA	18 / 06 / 2018
REV 1	MODIFICACIONS	MODIFICACIONS PROPIETAT	DATA	08 / 06 / 2018

TÍTOL DEL PLÀNOL	NÚM ARXIU / PLÀNOL
INSTAL·LACIÓ NOUS PUNTS ACCÉS WIFI I LLOCS DE TREBALL PLANTA CINQUENA	3997-01-PI-18 R3 / 10
DATA	REVISIÓ
21 / 06 / 2018	03

ESCALA 1/300 DIBUIXAT Magda Aubia
 ORIENTACIÓ REVISAT Jon Bilbao
 FORMAT A3 COMPROVAT Anton Escarré

DENOMINACIÓ **AMPLIACIÓ PUNTS ACCÉS WIFI I NOUS PUNTS TREBALL** PROPIETAT
 SITUACIÓ **VALLS**

GESTIÓ PIUS HOSPITAL DE VALLS, S.A.M


CARRETERA DEL PLA, 253 NAU D1
 43801 VALLS TELF 97612341
 anton.escarre@ediscat.com


 L'ENGINYER TÈCNIC INDUSTRIAL
 ANTONIO ESCARRÉ PARIS
 COL·LEGIAT NÚM 8524



LLEGENDA COMUNICACIÓ ENTRE RACKS

-  Canal o safata portacablejats ja existent a aprofitar
-  Safata portacablejats nova instal·lació
-  Canal muntatge superficial a instal·lar
-  Canal muntatge superficial , ja contemplada
-  Safata portacablejats, ja contemplada
-  Punt de comunicació pas serveis entre plantes
-  Rack de comunicacions a connectar
-  Segellat pas instal·lacions EI-120
-  Sectors d'incendi afectats per la present actuació
-  Centre processament dades

REV 3	MODIFICACIONS	AFEGIT PUNTS TREBALL X IMPRESSORES	DATA	21 / 06 /2018
REV 2	MODIFICACIONS	ENUMERAR RACKS A CANVIAR I A SUBSTITUIR	DATA	18 / 06 /2018
REV 1	MODIFICACIONS	MODIFICACIONS PROPIETAT	DATA	08 / 06 /2018

ESCALA 1/300
 DIBUIXAT Magda Aubia
 ORIENTACIÓ REVISAT Jon Bilbao
 FORMAT A3 COMPROVAT Anton Escarré

DENOMINACIÓ **AMPLIACIÓ PUNTS ACCÉS WIFI I NOUS PUNTS TREBALL** PROPIETAT
 SITUACIÓ **VALLS**
 GESTIÓ PIUS HOSPITAL DE VALLS, S.A.M











CARRETERA DEL PLA, 253 NAU D1
 43801 VALLS TELF 97612341
 anton.escarre@editecsa.com

 **EDISCAT**
 L'ENGINYER TÈCNIC INDUSTRIAL
 ANTONIO ESCARRÉ PARIS
 COL·LEGIAT NÚM 8524

TÍTOL DEL PLÀNOL
INSTAL·LACIÓ COMUNICACIÓ ENTRE RACKS I CPD PLANTA SOTERRANI
 NÚM ARXIU / PLÀNOL 3997-01-PI-18 R3 / 11
 DATA 21 / 06 / 2018
 REVISIÓ 03




LLEGENDA COMUNICACIÓ ENTRE RACKS

-  Canal o safata portacablejats ja existent a aprofitar
-  Safata portacablejats nova instal·lació
-  Canal muntatge superficial a instal·lar
-  Canal muntatge superficial , ja contemplada
-  Safata portacablejats, ja contemplada
-  Punt de comunicació pas serveis entre plantes
-  Rack de comunicacions a connectar
-  Segellat pas instal·lacions EI-120
-  Sectors d'incendi afectats per la present actuació

REV 3	MODIFICACIONS	AFEGIT PUNTS TREBALL X IMPRESSORES	DATA	21 / 06 /2018
REV 2	MODIFICACIONS	ENUMERAR RACKS A CANVIAR I A SUBSTITUIR	DATA	18 / 06 /2018
REV 1	MODIFICACIONS	MODIFICACIONS PROPIETAT	DATA	08 / 06 /2018

TÍTOL DEL PLÀNOL	NÚM ARXIU / PLÀNOL
INSTAL·LACIÓ COMUNICACIÓ ENTRE RACKS I CPD PLANTA BAIXA	3997-01-PI-18 R3 / 12
DATA	REVISIÓ
21 / 06 / 2018	03


ESCALA 1/300
 DIBUIXAT Magda Aubia
 ORIENTACIÓ REVISAT Jon Bilbao
 FORMAT A3 COMPROVAT Anton Escarré

DENOMINACIÓ **AMPLIACIÓ PUNTS ACCÉS WIFI I NOUS PUNTS TREBALL** PROPIETAT
 SITUACIÓ **VALLS**
 GESTIÓ PIUS HOSPITAL DE VALLS, S.A.M







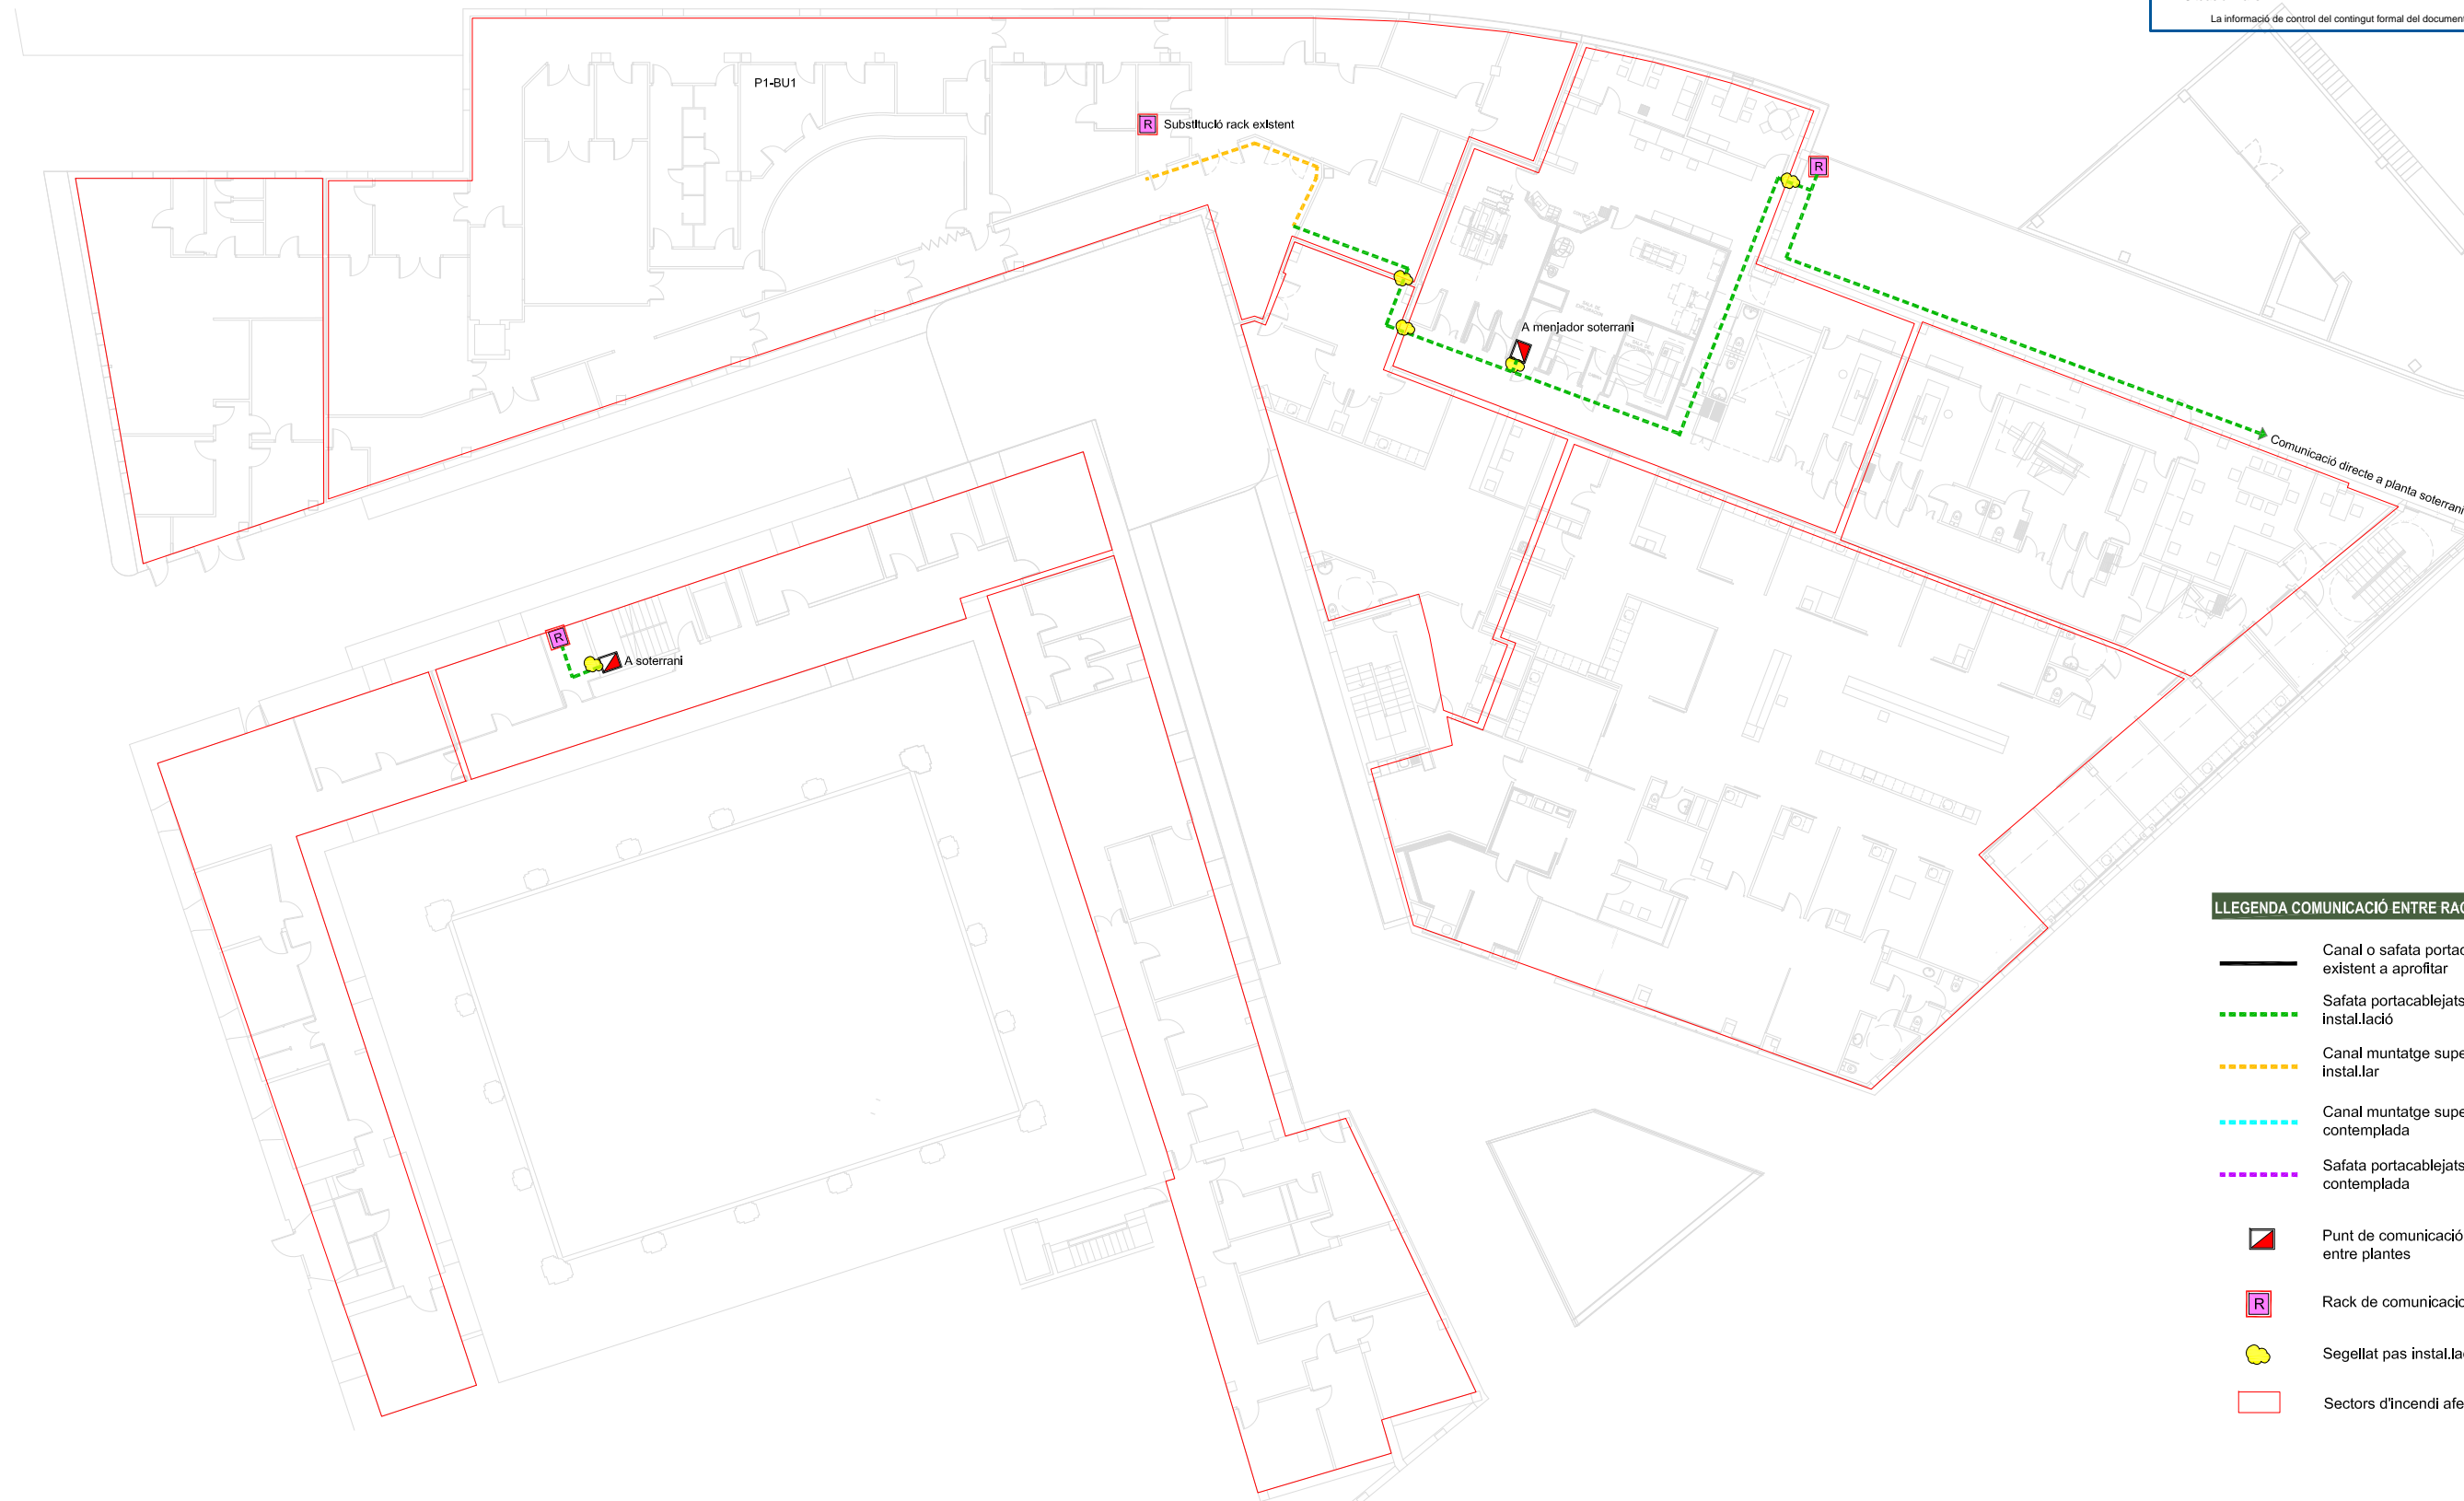



CARRERERA DEL PLA, 253 NAU D1
 43801 VALLS TELF 97612341
 anton.escarre@editecsa.com



L'ENGINYER TÈCNIC INDUSTRIAL
 ANTONIO ESCARRÉ PARIS
 COL·LEGIAT NÚM 8524



LLEGENDA COMUNICACIÓ ENTRE RACKS

-  Canal o safata portacablejats ja existent a aprofitar
-  Safata portacablejats nova instal·lació
-  Canal muntatge superficial a instal·lar
-  Canal muntatge superficial , ja contemplada
-  Safata portacablejats, ja contemplada
-  Punt de comunicació pas serveis entre plantes
-  Rack de comunicacions a connectar
-  Segellat pas instal·lacions EI-120
-  Sectors d'incendi afectats per la present actuació

REV 3	MODIFICACIONS	AFEGIT PUNTS TREBALL X IMPRESSORES	DATA 21 / 06 /2018
REV 2	MODIFICACIONS	ENUMERAR RACKS A CANVIAR I A SUBSTITUIR	DATA 18 / 06 /2018
REV 1	MODIFICACIONS	MODIFICACIONS PROPIETAT	DATA 08 / 06 /2018


ESCALA 1/300 DIBUIXAT Magda Aubia
 ORIENTACIÓ REVISAT Jon Bilbao
 FORMAT A3 COMPROVAT Anton Escarré

DENOMINACIÓ **AMPLIACIÓ PUNTS ACCÉS WIFI I NOUS PUNTS TREBALL** PROPIETAT
 SITUACIÓ **VALLS**
 GESTIÓ PIUS HOSPITAL DE VALLS, S.A.M







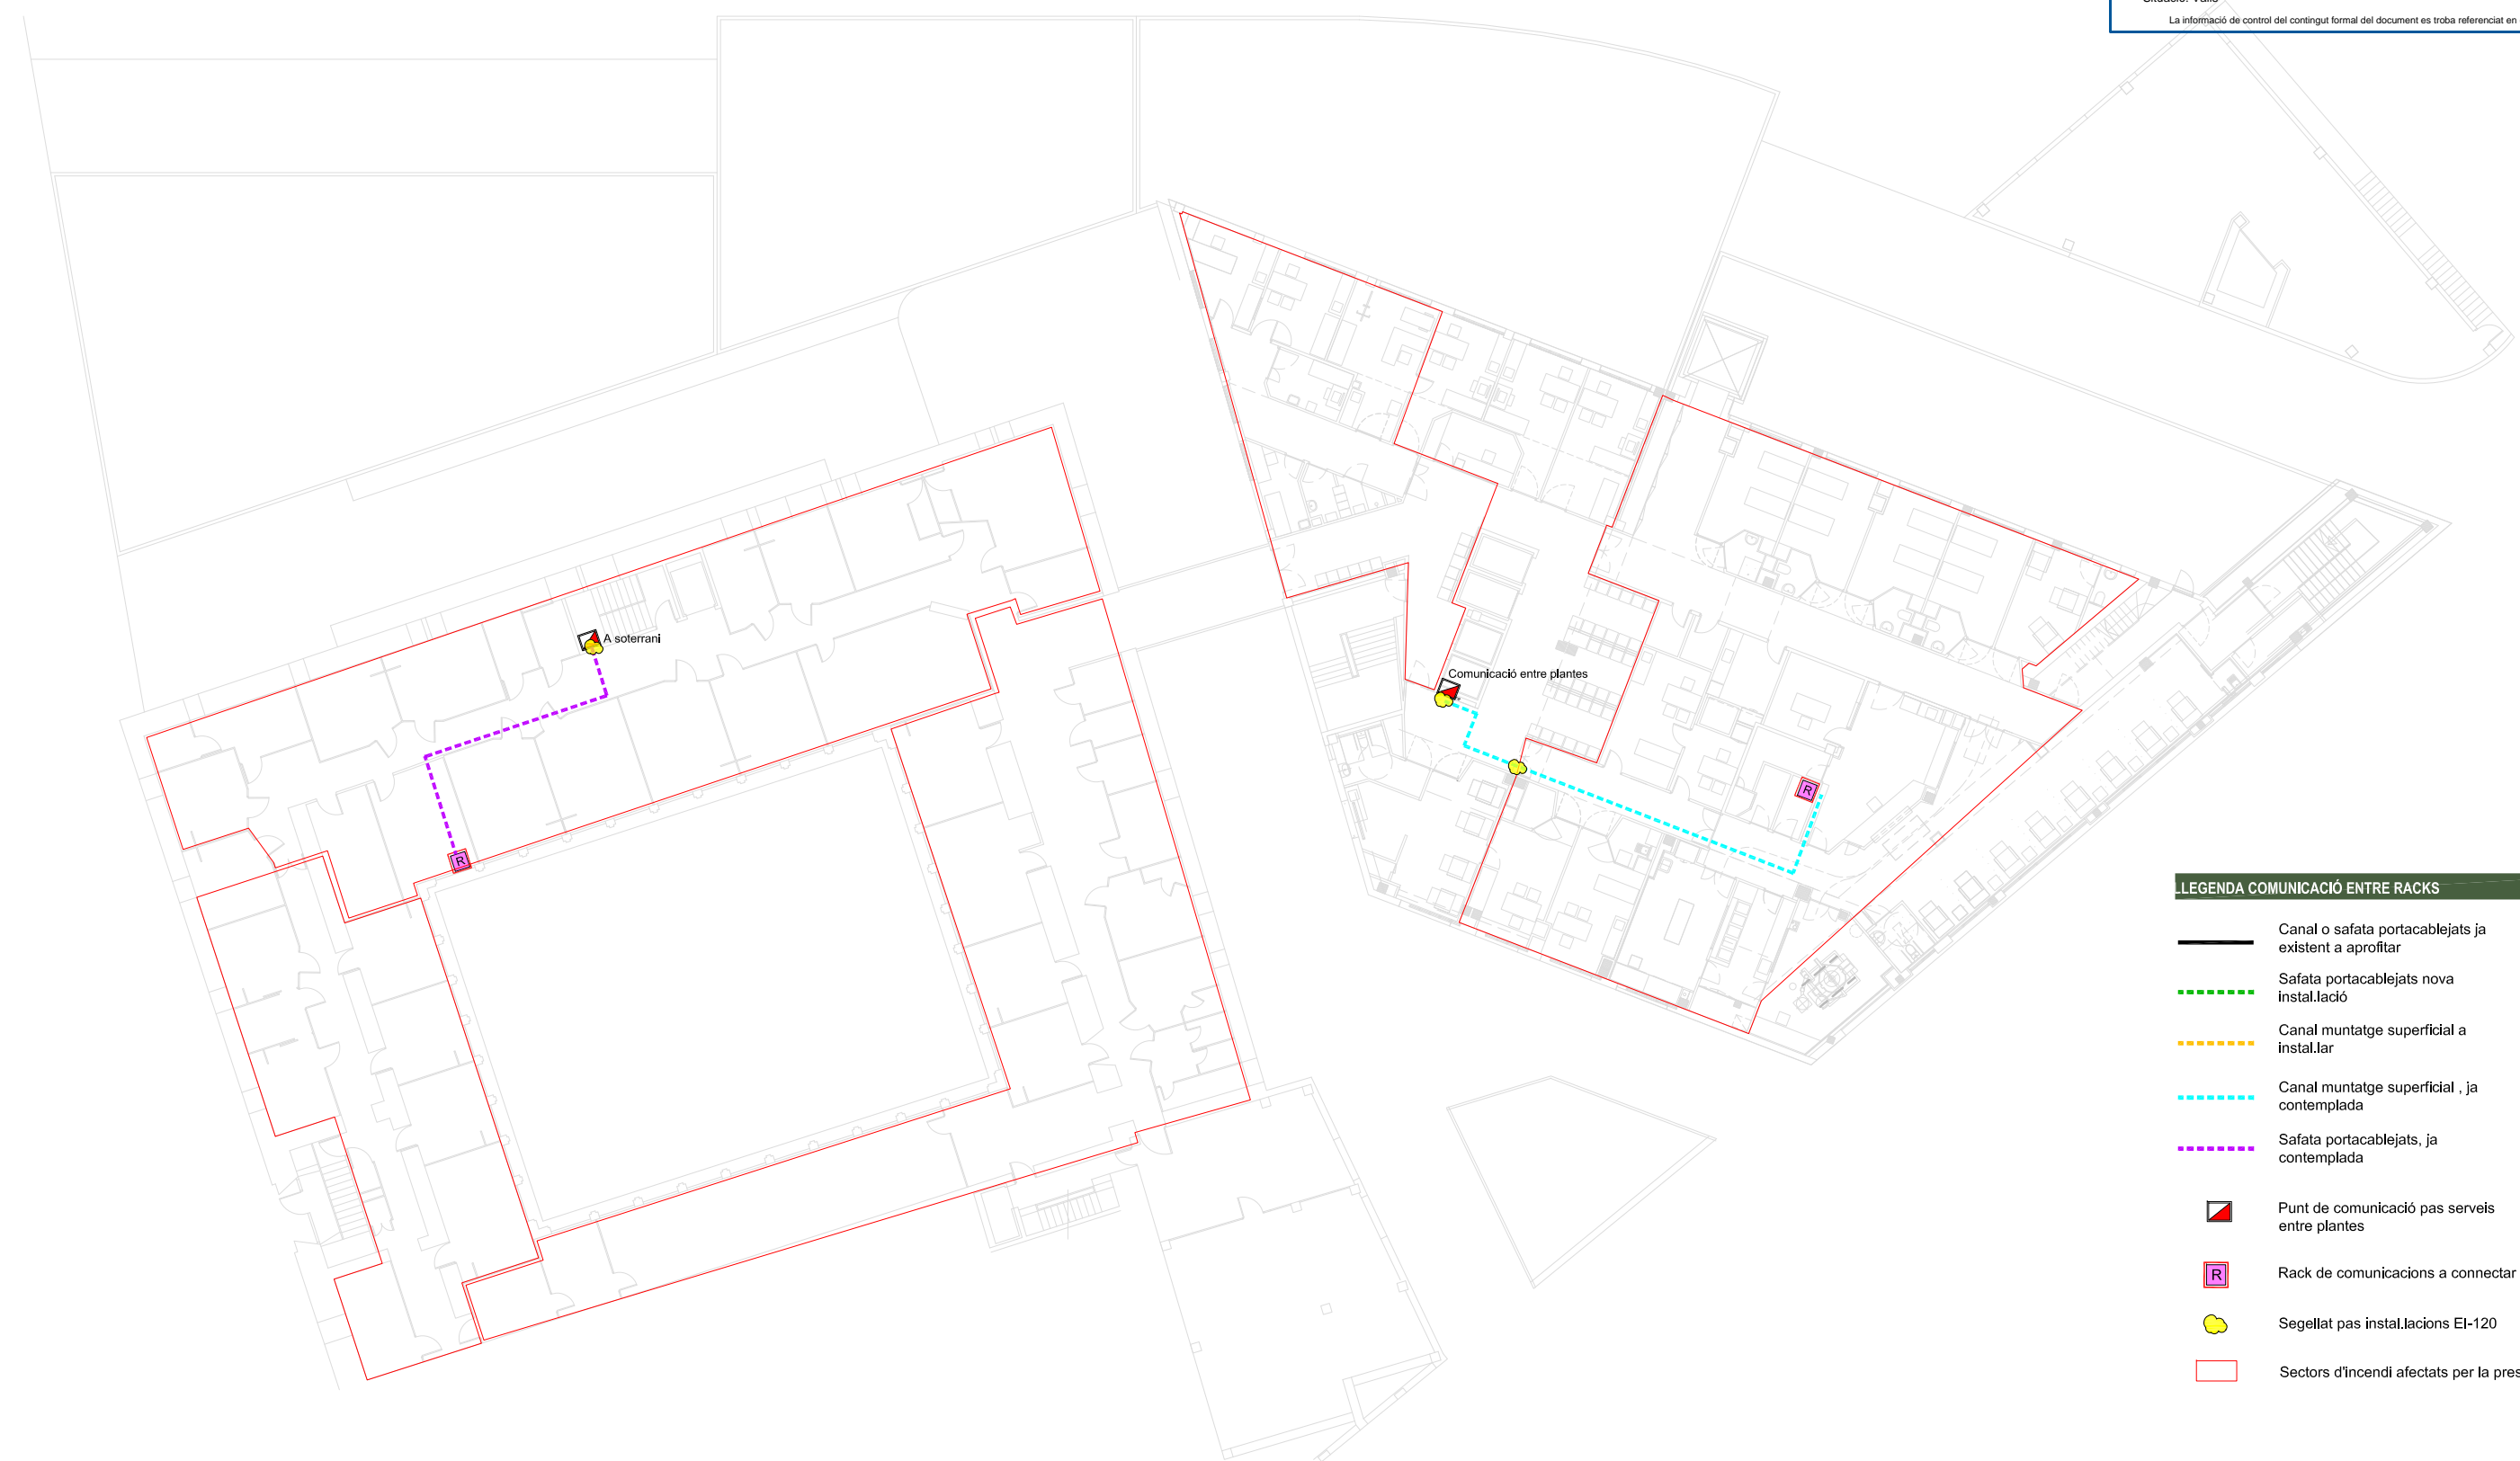



CARRETERA DEL PLA, 253 NAU D1
 43801 VALLS TELF 97612341
 anton.escarre@ediscat.com


 L'ENGINYER TÈCNIC INDUSTRIAL
 ANTONIO ESCARRÉ PARIS
 COL·LEGIAT NÚM 8524

 TÍTOL DEL PLÀNOL
INSTAL·LACIÓ COMUNICACIÓ ENTRE RACKS I CPD PLANTA PRIMERA
 NÚM ARXIU / PLÀNOL 3997-01-PI-18 R3 / 13
 DATA 21 / 06 / 2018 REVISIÓ 03



LEGENDA COMUNICACIÓ ENTRE RACKS

-  Canal o safata portacablejats ja existent a aprofitar
-  Safata portacablejats nova instal·lació
-  Canal muntatge superficial a instal·lar
-  Canal muntatge superficial , ja contemplada
-  Safata portacablejats, ja contemplada
-  Punt de comunicació pas serveis entre plantes
-  Rack de comunicacions a connectar
-  Segellat pas instal·lacions EI-120
-  Sectors d'incendi afectats per la present actuació

REV 3	MODIFICACIONS	AFEGIT PUNTS TREBALL X IMPRESSORES	DATA	21 / 06 / 2018
REV 2	MODIFICACIONS	ENUMERAR RACKS A CANVIAR I A SUBSTITUIR	DATA	18 / 06 / 2018
REV 1	MODIFICACIONS	MODIFICACIONS PROPIETAT	DATA	08 / 06 / 2018


ESCALA 1/300 DIBUIXAT Magda Aubia
 ORIENTACIÓ REVISAT Jon Bilbao
 FORMAT A3 COMPROVAT Anton Escarré

DENOMINACIÓ **AMPLIACIÓ PUNTS ACCÉS WIFI I NOUS PUNTS TREBALL** PROPIETAT
 SITUACIÓ **VALLS**
GESTIÓ PIUS HOSPITAL DE VALLS, S.A.M







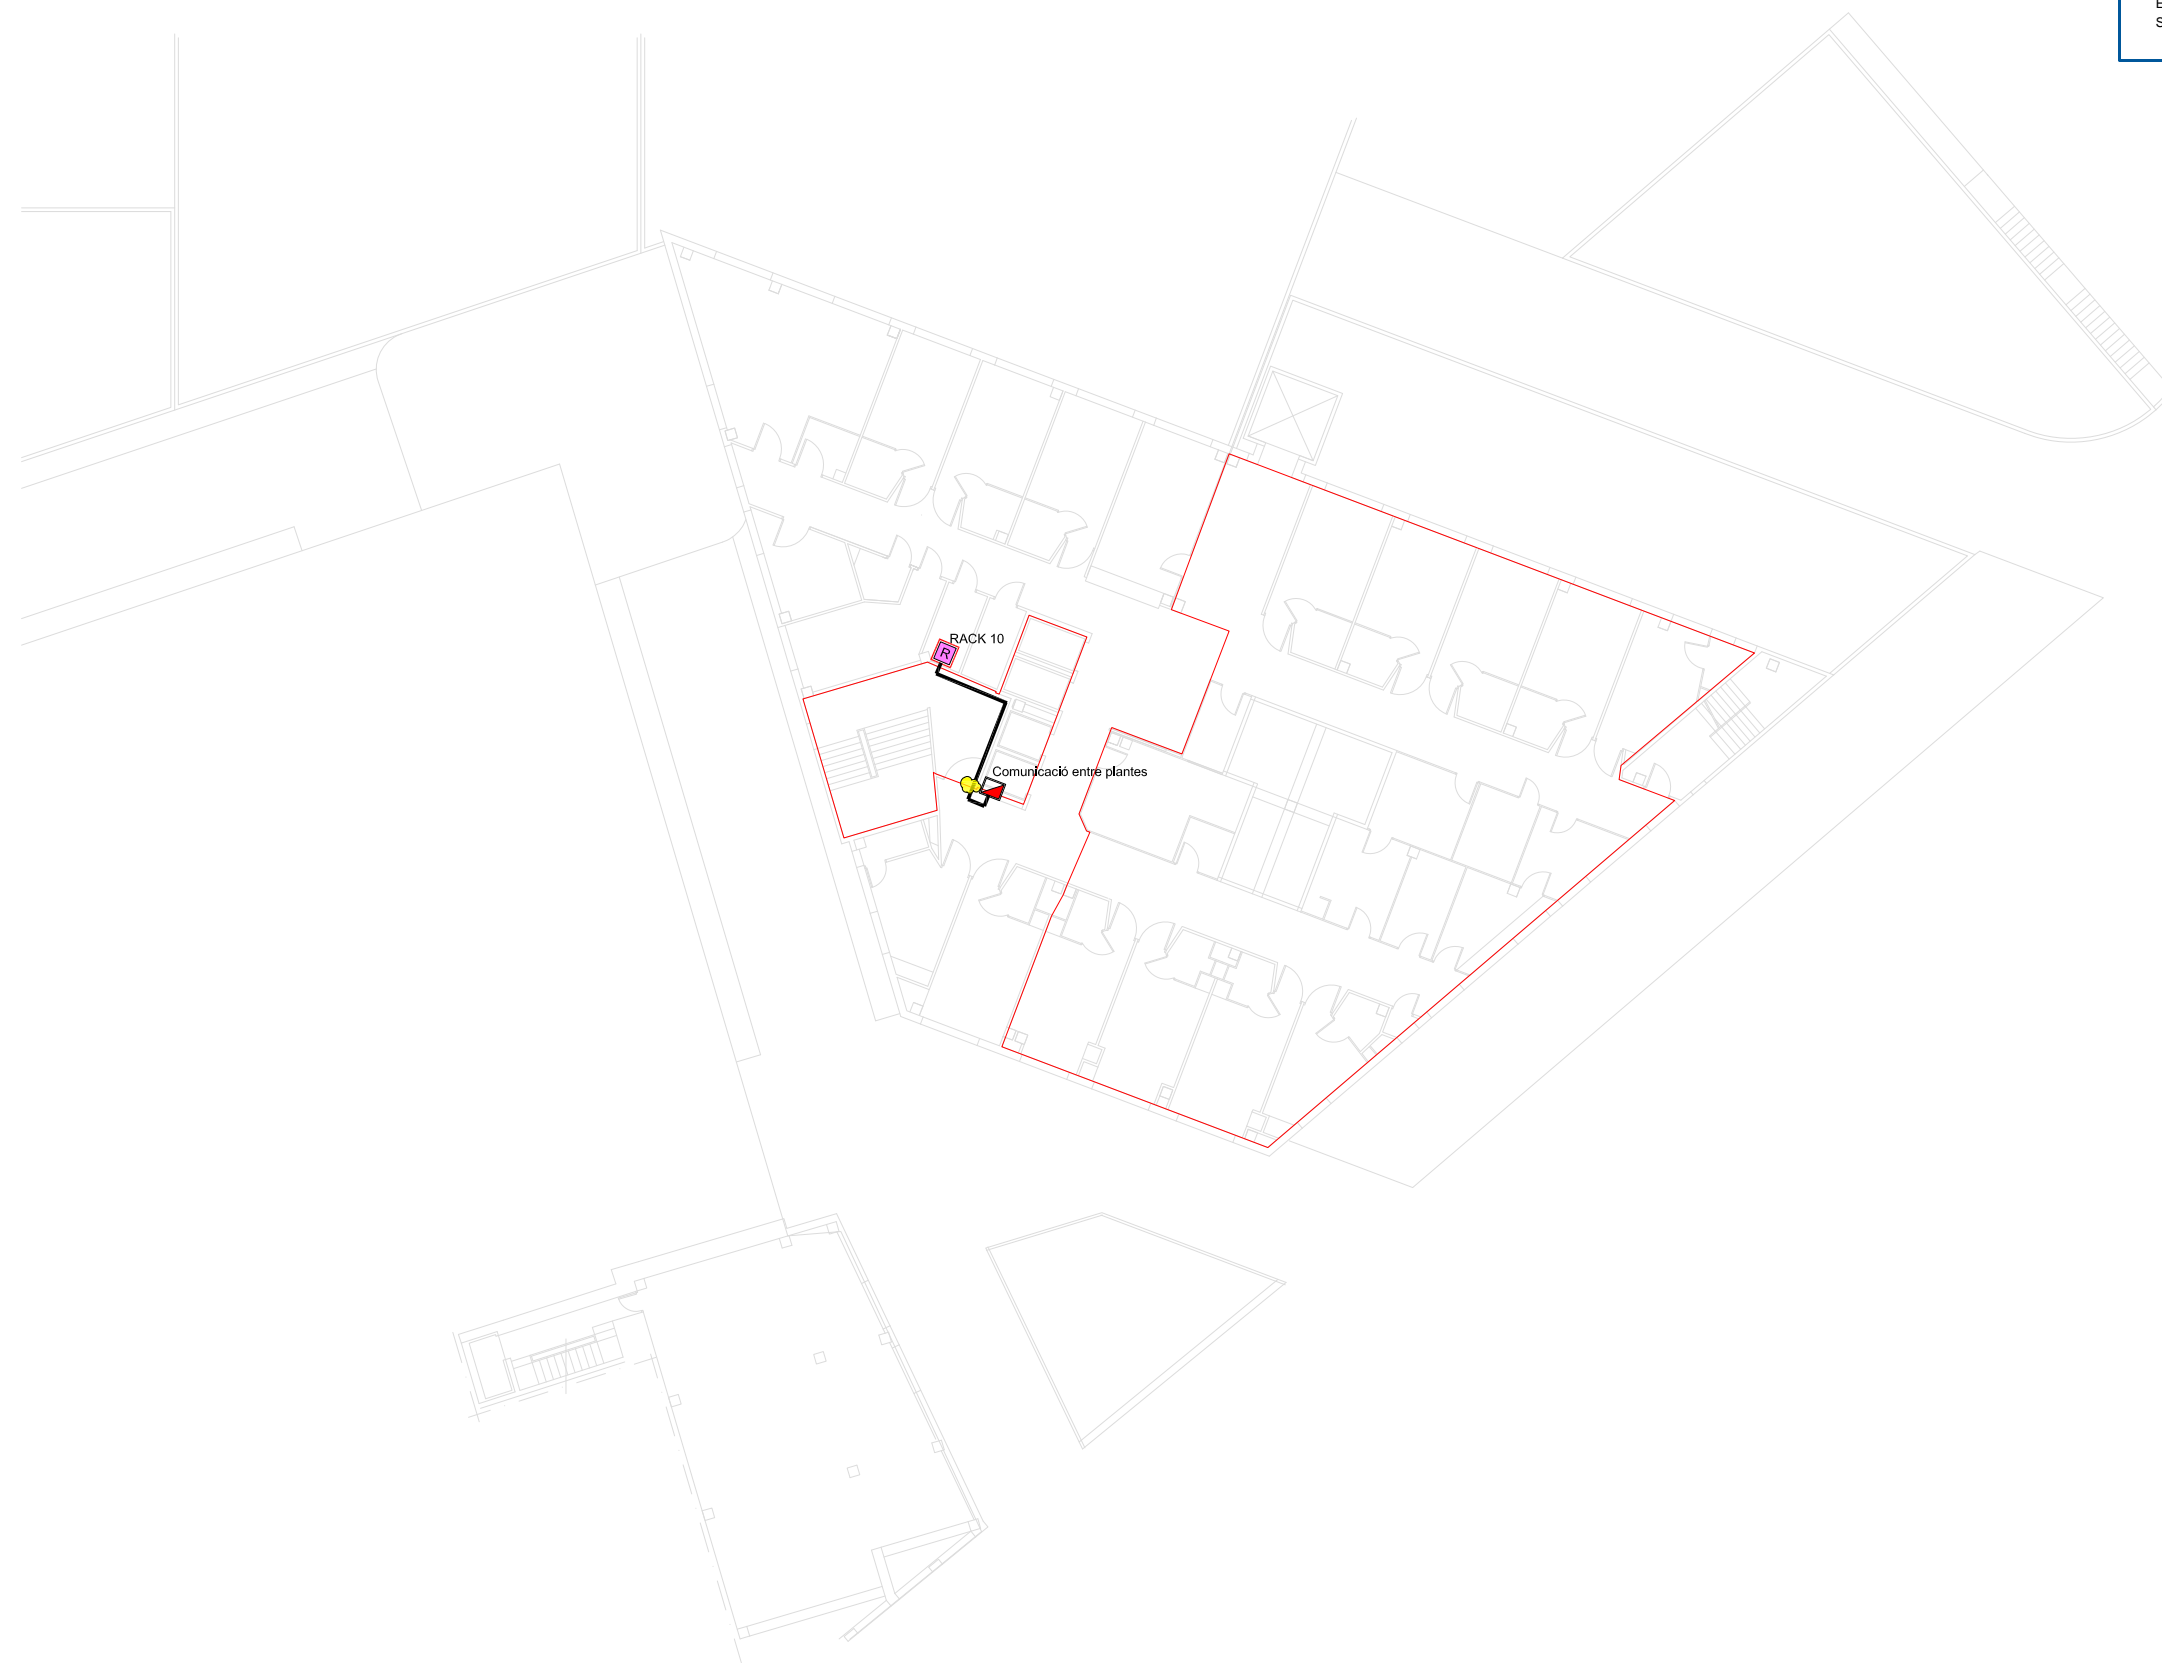



CARRERA DEL PLA, 253 NAU D1
 43801 VALLS TELF 977612341
 anton.escarre@editecsa.com


 L'ENGINYER TÈCNIC INDUSTRIAL
 ANTONIO ESCARRÉ PARIS
 COL·LEGIAT NÚM 8524

TÍTOL DEL PLÀNOL
INSTAL·LACIÓ COMUNICACIÓ ENTRE RACKS I
CPD PLANTA SEGONA
 NÚM ARXIU / PLÀNOL 3997-01-PI-18 R3 / 14
 DATA 21 / 06 / 2018 REVISIÓ 03



LLEGENDA COMUNICACIÓ ENTRE RACKS

-  Canal o safata portacablejats ja existent a aprofitar
-  Safata portacablejats nova instal·lació
-  Canal muntatge superficial a instal·lar
-  Canal muntatge superficial , ja contemplada
-  Safata portacablejats, ja contemplada
-  Punt de comunicació pas serveis entre plantes
-  Rack de comunicacions a connectar
-  Segellat pas instal·lacions EI-120
-  Sectors d'incendi afectats per la present actuació

REV 3	MODIFICACIONS	AFEGIT PUNTS TREBALL X IMPRESSORES	DATA	21 / 06 / 2018
REV 2	MODIFICACIONS	ENUMERAR RACKS A CANVIAR I A SUBSTITUIR	DATA	18 / 06 / 2018
REV 1	MODIFICACIONS	MODIFICACIONS PROPIETAT	DATA	08 / 06 / 2018

ESCALA 1/300
 DIBUIXAT Magda Aubia
 ORIENTACIÓ  REVISAT Jon Bilbao
 FORMAT A3 COMPROVAT Anton Escarré

DENOMINACIÓ **AMPLIACIÓ PUNTS ACCÉS WIFI I NOUS PUNTS TREBALL** PROPIETAT
 SITUACIÓ **VALLS**
 GESTIÓ PIUS HOSPITAL DE VALLS, S.A.M











CARRERERA DEL PLA, 253 NAU D1
 43801 VALLS TELF 977612341
 anton.escarre@editecsa.com


 L'ENGINYER TÈCNIC INDUSTRIAL
 ANTONIO ESCARRÉ PARIS
 COL·LEGIAT NÚM 8524

TÍTOL DEL PLÀNOL
INSTAL·LACIÓ COMUNICACIÓ ENTRE RACKS I CPD PLANTA TERCERA
 NÚM ARXIU / PLÀNOL 3997-01-PI-18 R3 / 15
 DATA 21 / 06 / 2018 REVISIÓ 03



LLEGENDA COMUNICACIÓ ENTRE RACKS

-  Canal o safata portacablejats ja existent a aprofitar
-  Safata portacablejats nova instal·lació
-  Canal muntatge superficial a instal·lar
-  Canal muntatge superficial , ja contemplada
-  Safata portacablejats, ja contemplada
-  Punt de comunicació pas serveis entre plantes
-  Rack de comunicacions a connectar
-  Segellat pas instal·lacions EI-120
-  Sectors d'incendi afectats per la present actuació

REV 3	MODIFICACIONS	AFEGIT PUNTS TREBALL X IMPRESSORES	DATA	21 / 06 / 2018
REV 2	MODIFICACIONS	ENUMERAR RACKS A CANVIAR I A SUBSTITUIR	DATA	18 / 06 / 2018
REV 1	MODIFICACIONS	MODIFICACIONS PROPIETAT	DATA	08 / 06 / 2018


ESCALA 1/300
 ORIENTACIÓ 
 FORMAT A3
 DIBUIXAT Magda Aubia
 REVISAT Jon Bilbao
 COMPROVAT Anton Escarré

DENOMINACIÓ **AMPLIACIÓ PUNTS ACCÉS WIFI I NOUS PUNTS TREBALL**
 SITUACIÓ **VALLS**
PROPIETAT **GESTIÓ PIUS HOSPITAL DE VALLS, S.A.M**







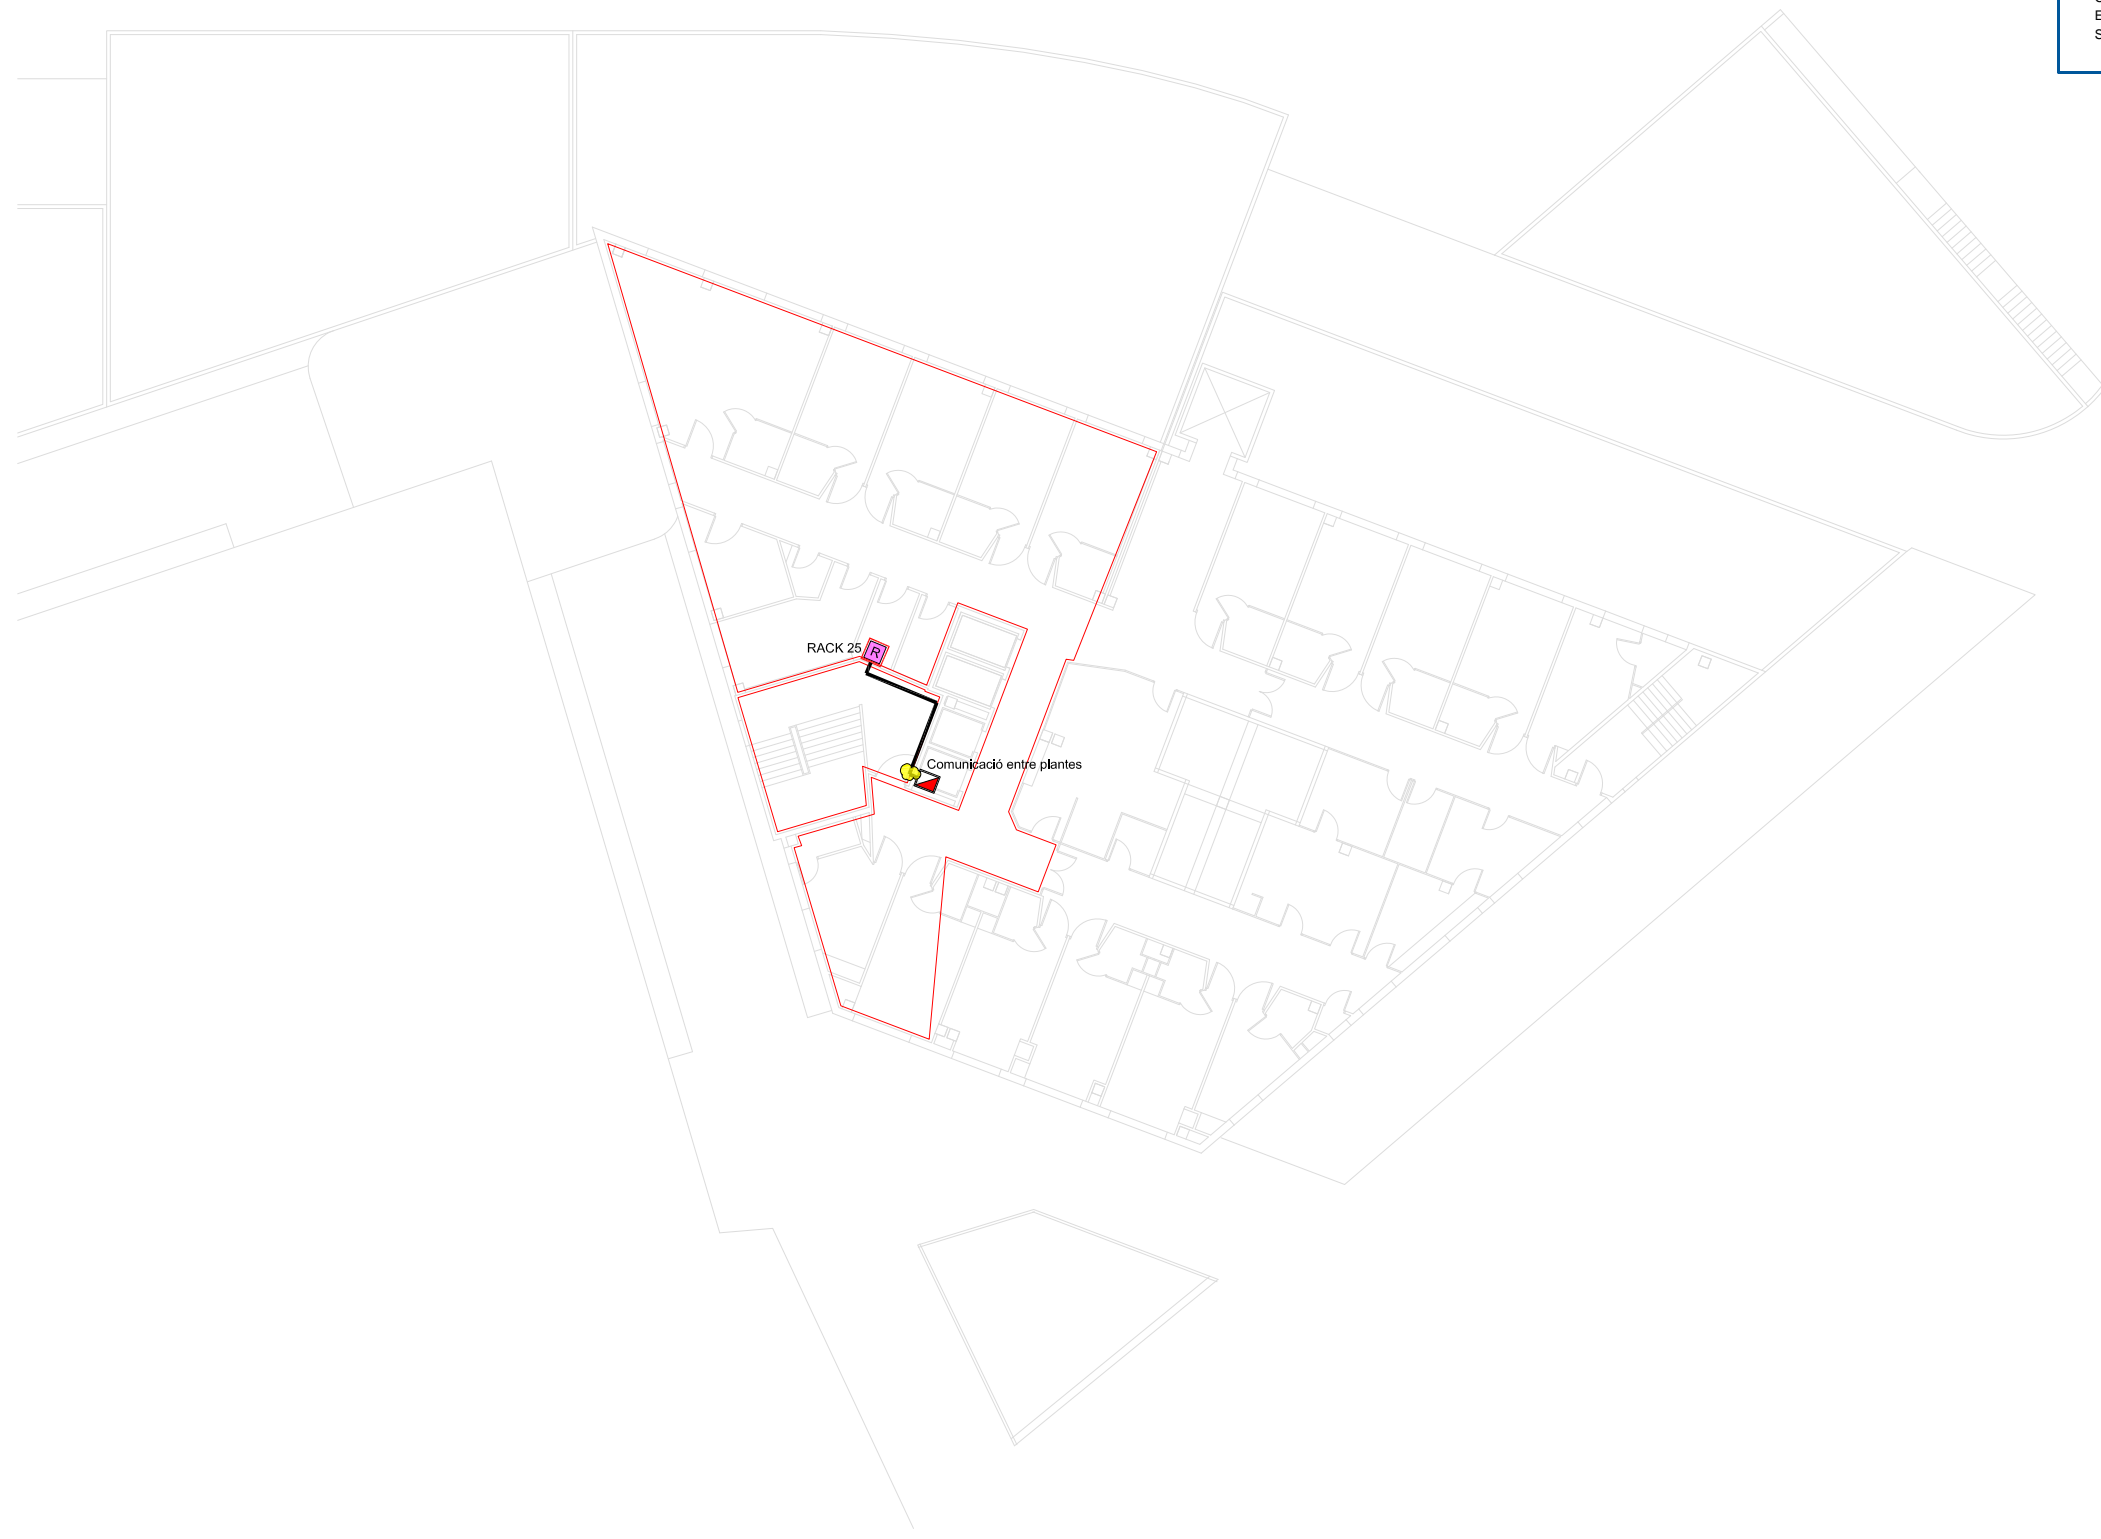



CARRERERA DEL PLA, 253 NAU D1
 43801 VALLS TELF 977612341
 anton.escarre@editecsa.com


 L'ENGINYER TÈCNIC INDUSTRIAL
 ANTONIO ESCARRÉ PARIS
 COL·LEGIAT NUM 8524

TÍTOL DEL PLÀNOL
INSTAL·LACIÓ COMUNICACIÓ ENTRE RACKS I CPD PLANTA QUARTA
 NÚM ARXIU / PLÀNOL 3997-01-PI-18 R3 / 16
 DATA 21 / 06 / 2018
 REVISIÓ 03



LEGENDA COMUNICACIÓ ENTRE RACKS

-  Canal o safata portacablejats ja existent a aprofitar
-  Safata portacablejats nova instal·lació
-  Canal muntatge superficial a instal·lar
-  Canal muntatge superficial , ja contemplada
-  Safata portacablejats, ja contemplada
-  Punt de comunicació pas serveis entre plantes
-  Rack de comunicacions a connectar
-  Segellat pas instal·lacions EI-120
-  Sectors d'incendi afectats per la present actuació

REV 3	MODIFICACIONS	AFEGIT PUNTS TREBALL X IMPRESSORES	DATA 21 / 06 / 2018
REV 2	MODIFICACIONS	ENUMERAR RACKS A CANVIAR I A SUBSTITUIR	DATA 18 / 06 / 2018
REV 1	MODIFICACIONS	MODIFICACIONS PROPIETAT	DATA 08 / 06 / 2018


ESCALA 1/300
 ORIENTACIÓ 
 FORMAT A3
 DIBUIXAT Magda Aubia
 REVISAT Jon Bilbao
 COMPROVAT Anton Escarré

DENOMINACIÓ **AMPLIACIÓ PUNTS ACCÉS WIFI I NOUS PUNTS TREBALL**
 SITUACIÓ **VALLS**
 PROPIETAT **GESTIÓ PIUS HOSPITAL DE VALLS, S.A.M**


CARRERERA DEL PLA, 253 NAU D1
 43801 VALLS TELF 97612341
 anton.escarre@editecsa.com


 L'ENGINYER TÈCNIC INDUSTRIAL
 ANTONIO ESCARRÉ PARIS
 COL·LEGIAT NUM 8524

TÍTOL DEL PLÀNOL
INSTAL·LACIÓ COMUNICACIÓ ENTRE RACKS I CPD PLANTA CINQUENA
 NÚM ARXIU / PLÀNOL 3997-01-PI-18 R3 / 17
 DATA 21 / 06 / 2018 REVISIÓ 03

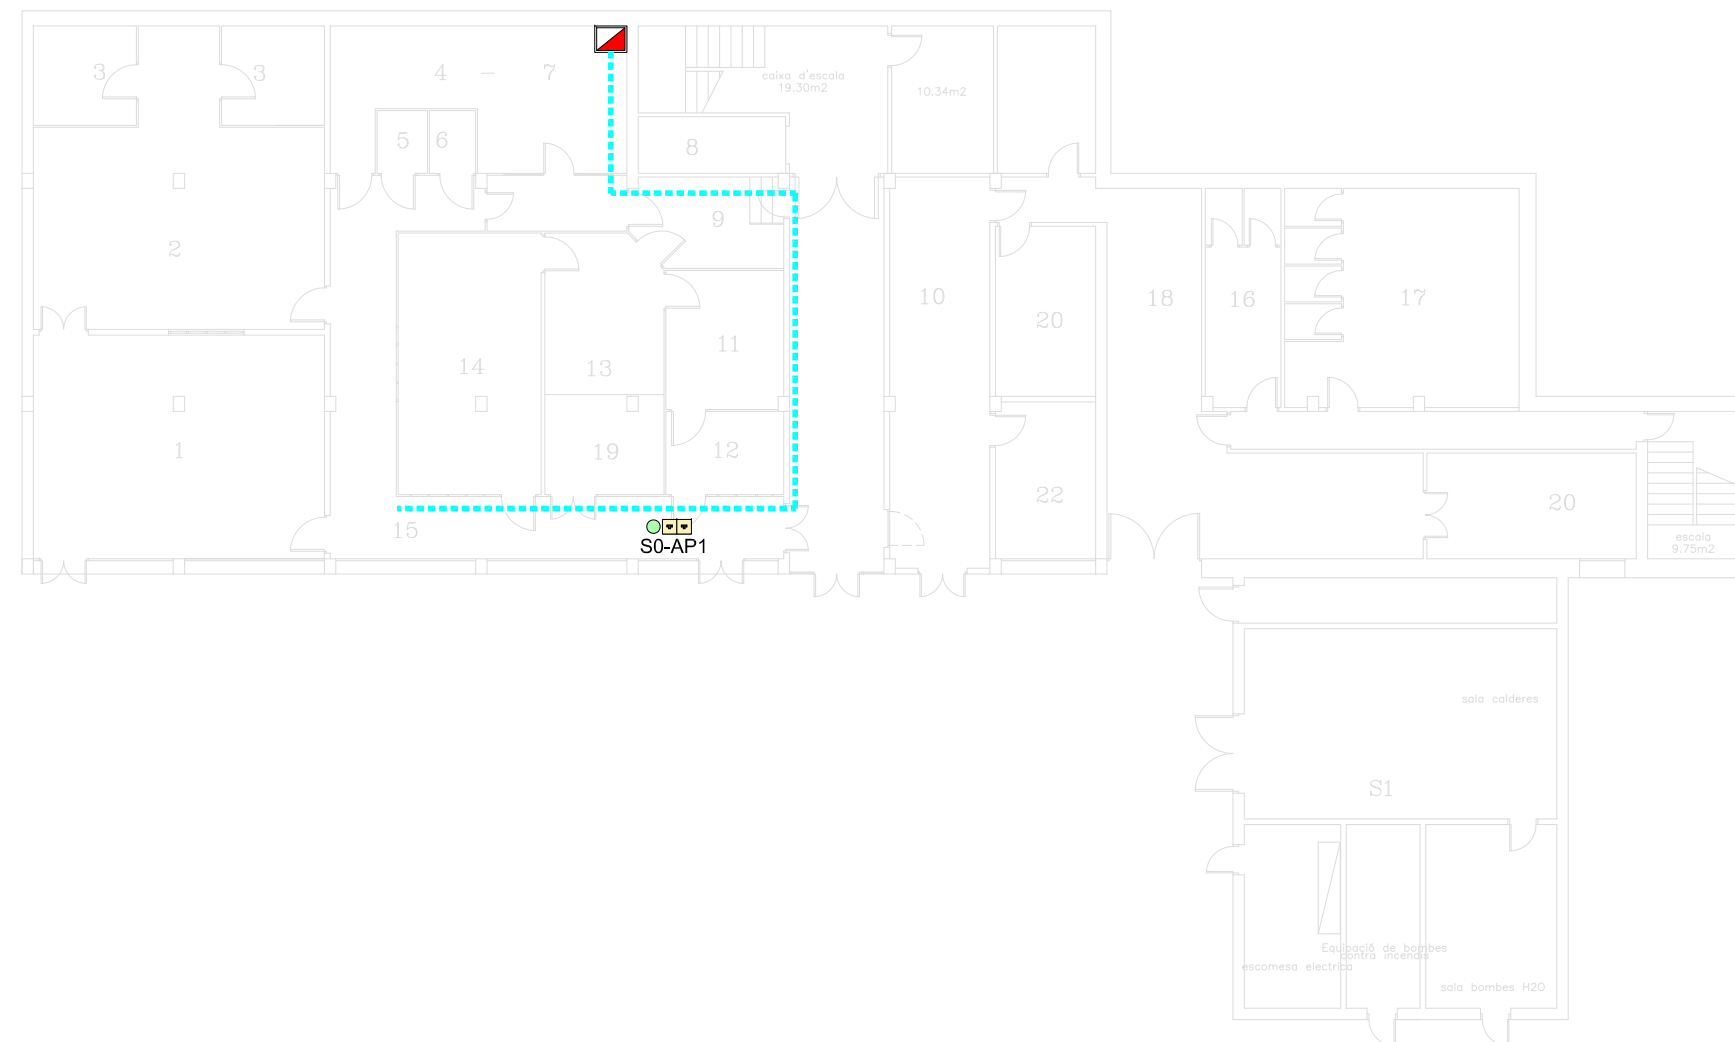

LLEGENDA NOUS PUNTS ACCÉS WIFI I LLOCS DE TREBALL

- - - - - Conducte tipus rigid, DN20, no propagador de flama en muntatge damunt de fals sostre actual, no desmuntable. Accés entre forats de lluminàries existents.
- - - - - Canal en muntatge superficial.
- R Rack de comunicació existent a connectar a CPD.
- Punt d'accés (AP) a xarxa WIFI, a instal·lar per tercers. Connexió a rack existent planta baixa.
- Conjunt doble de tomes RJ-45, CAT.6 per connexió AP. Connexió a rack existent planta baixa.
- ▴ Traspàs existent en forjat a ampliar per pas de cablejats

REV 3	MODIFICACIONS	AFEGIT PUNTS TREBALL X IMPRESSORES	DATA	21 / 06 / 2018
REV 2	MODIFICACIONS	ENUMERAR RACKS A CANVIAR I A SUBSTITUIR	DATA	18 / 06 / 2018
REV 1	MODIFICACIONS	MODIFICACIONS PROPIETAT	DATA	08 / 06 / 2018


ESCALA 1/200
 DIBUIXAT Magda Aubia
 ORIENTACIÓ  REVISAT Jon Bilbao
 FORMAT A3 COMPROVAT Anton Escarré

DENOMINACIÓ **AMPLIACIÓ PUNTS ACCÉS WIFI I NOUS PUNTS TREBALL** PROPIETAT
 SITUACIÓ **VALLS**
 GESTIÓ PIUS HOSPITAL DE VALLS, S.A.M


CARRERA DEL PLA, 253 NAU D1
 43801 VALLS TELF 97612341
 anton.escarre@ediscat.com


 L'ENGINYER TÈCNIC INDUSTRIAL
 ANTONIO ESCARRÉ PARIS
 COL·LEGIAT NÚM 8524

TÍTOL DEL PLÀNOL **INSTAL·LACIÓ NOUS PUNTS ACCÉS WIFI I LLOCS DE TREBALL PLANTA SOTERRANI RESIDÈNCIA**
 NÚM ARXIU / PLÀNOL 3997-01-PI-18 R3 / 18
 DATA 21 / 06 / 2018 REVISIÓ 03

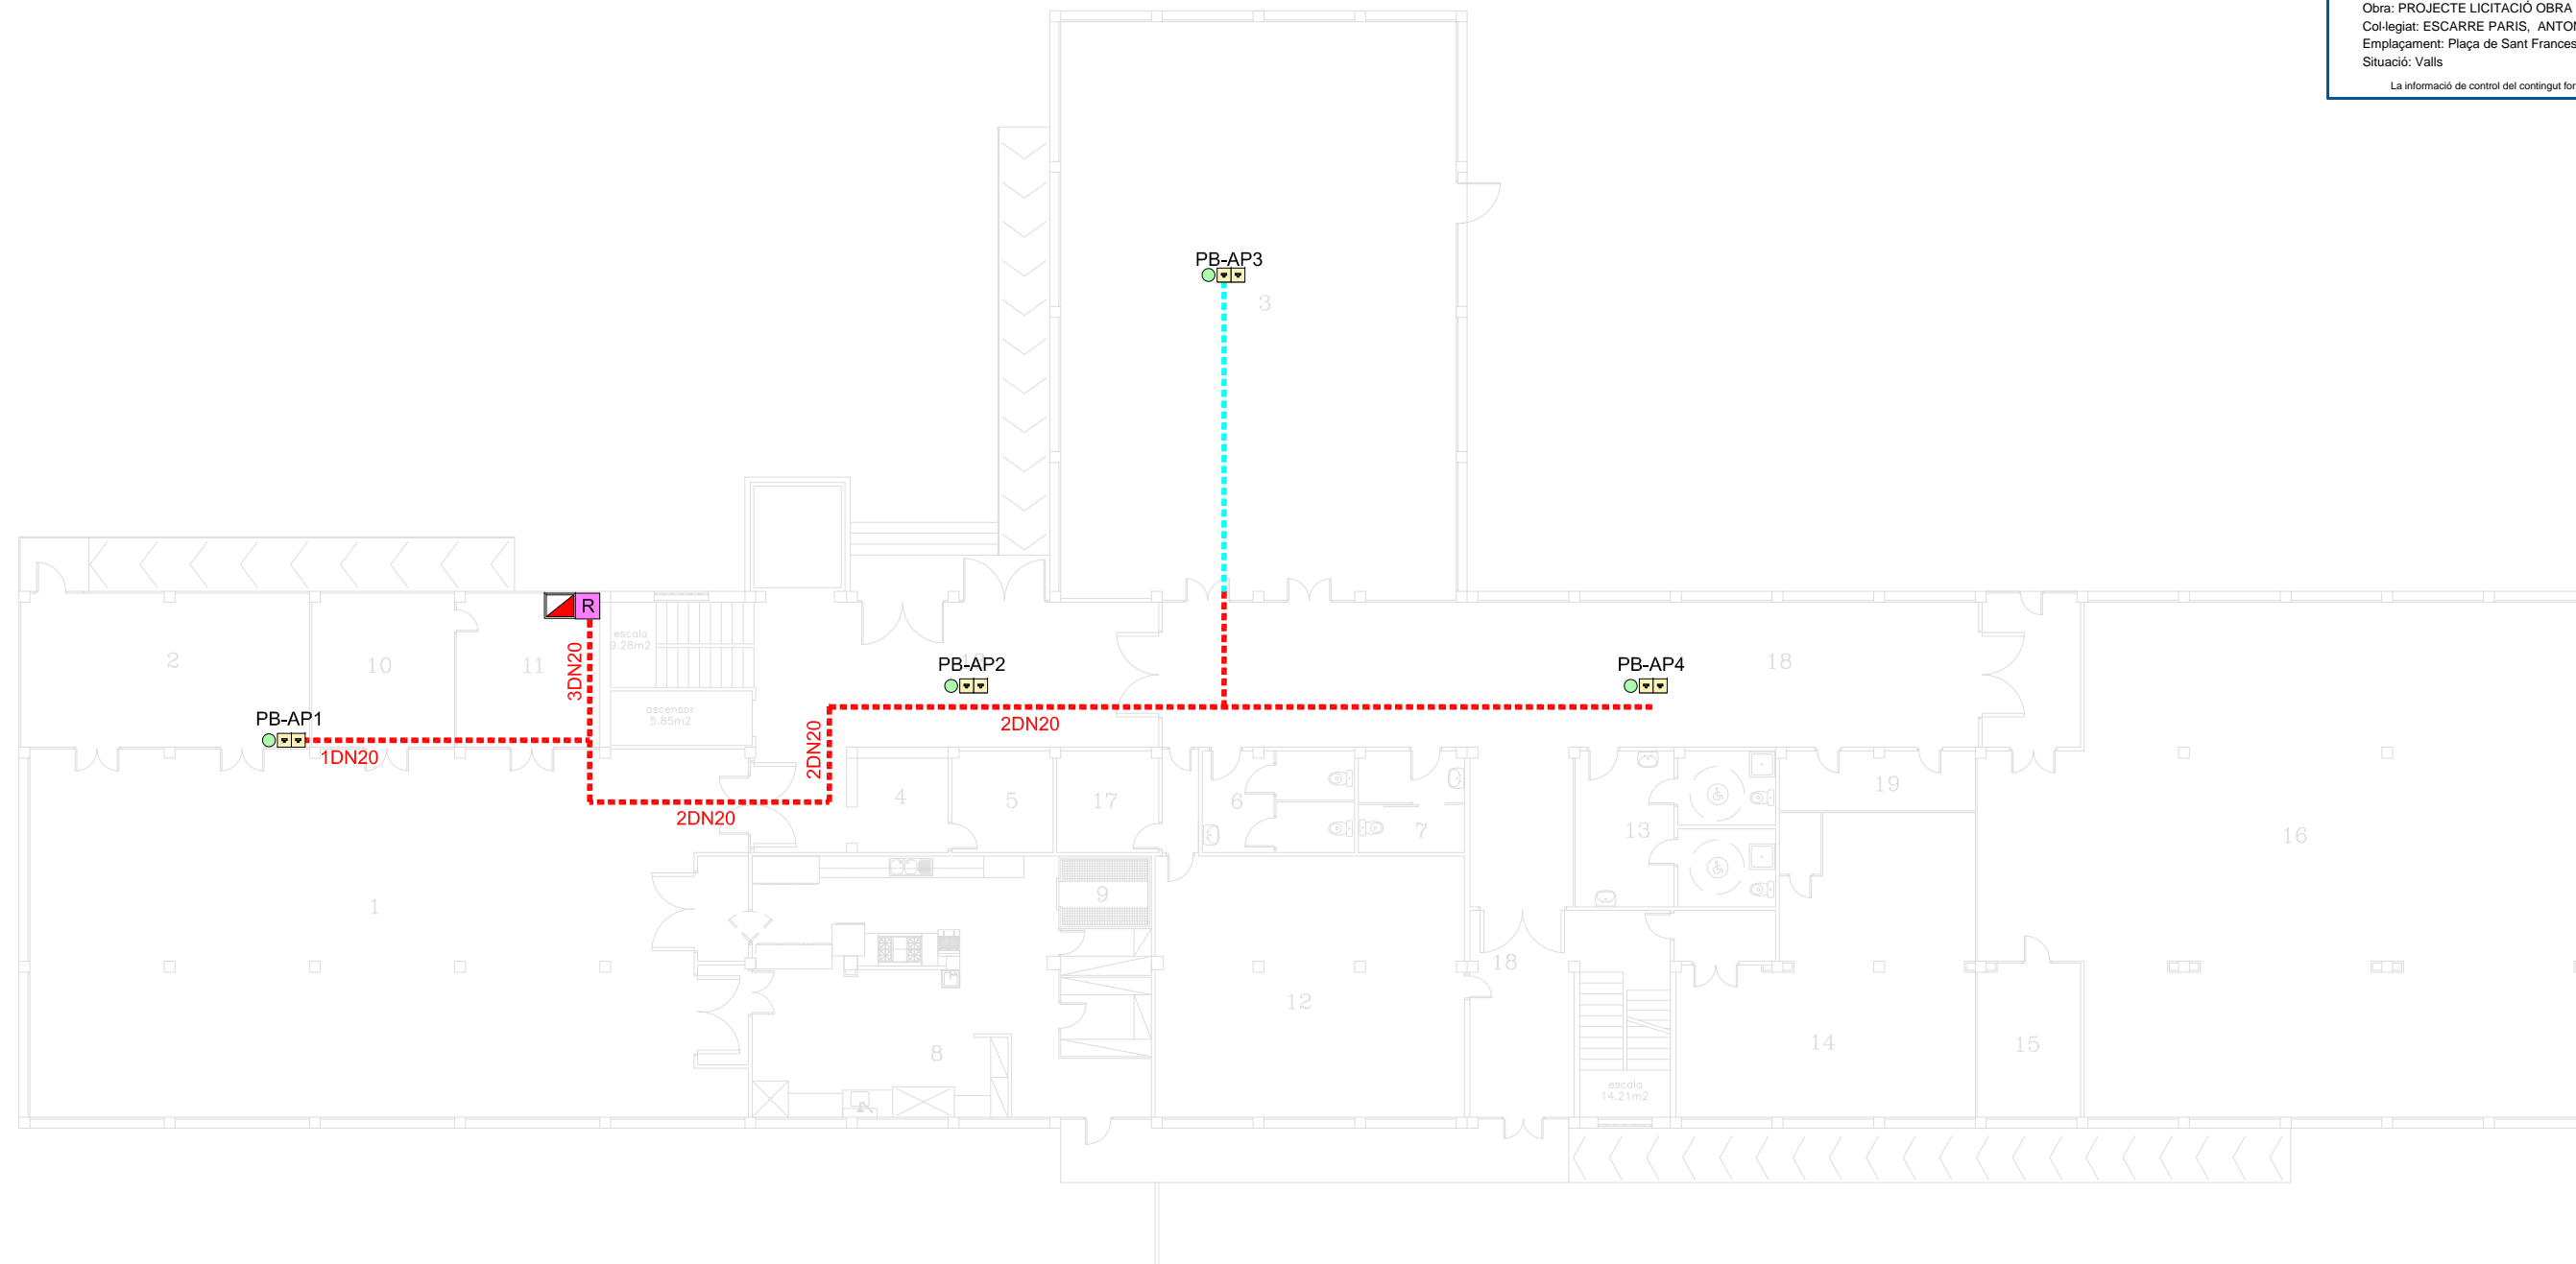

LLEGENDA NOUS PUNTS ACCÉS WIFI I LLOCS DE TREBALL

- - - - - Conducte tipus rígid, DN20, no propagador de flama en muntatge damunt de fals sostre actual, no desmuntable. Accés entre forats de lluminàries existents.
- - - - - Canal en muntatge superficial.
- R Rack de comunicació existent a connectar a CPD.
- Punt d'accés (AP) a xarxa WIFI, a instal·lar per tercers. Connexió a rack existent planta baixa.
- Conjunt doble de tomes RJ-45, CAT.6 per connexió AP. Connexió a rack existent planta baixa.

REV 3	MODIFICACIONS	AFEGIT PUNTS TREBALL X IMPRESSORES	DATA	21 / 06 / 2018
REV 2	MODIFICACIONS	ENUMERAR RACKS A CANVIAR I A SUBSTITUIR	DATA	18 / 06 / 2018
REV 1	MODIFICACIONS	MODIFICACIONS PROPIETAT	DATA	08 / 06 / 2018


ESCALA 1/200
 DIBUIXAT Magda Aubia
 ORIENTACIÓ  REVISAT Jon Bilbao
 FORMAT A3 COMPROVAT Anton Escarré

DENOMINACIÓ **AMPLIACIÓ PUNTS ACCÉS WIFI I NOUS PUNTS TREBALL** PROPIETAT
 SITUACIÓ VALLS
 GESTIÓ PIUS HOSPITAL DE VALLS, S.A.M


CARRERERA DEL PLA, 253 NAU D1
 43801 VALLS TELF 97612341
 anton.escarre@ediscat.com


 L'ENGINYER TÈCNIC INDUSTRIAL
 ANTONIO ESCARRÉ PARIS
 COL·LEGIAT NÚM 8524

TÍTOL DEL PLÀNOL **INSTAL·LACIÓ NOUS PUNTS ACCÉS WIFI I LLOCS DE TREBALL PLANTA BAIXA RESIDÈNCIA**
 NÚM ARXIU / PLÀNOL 3997-01-PI-18 R3 / 19
 DATA 21 / 06 / 2018
 REVISIÓ 03

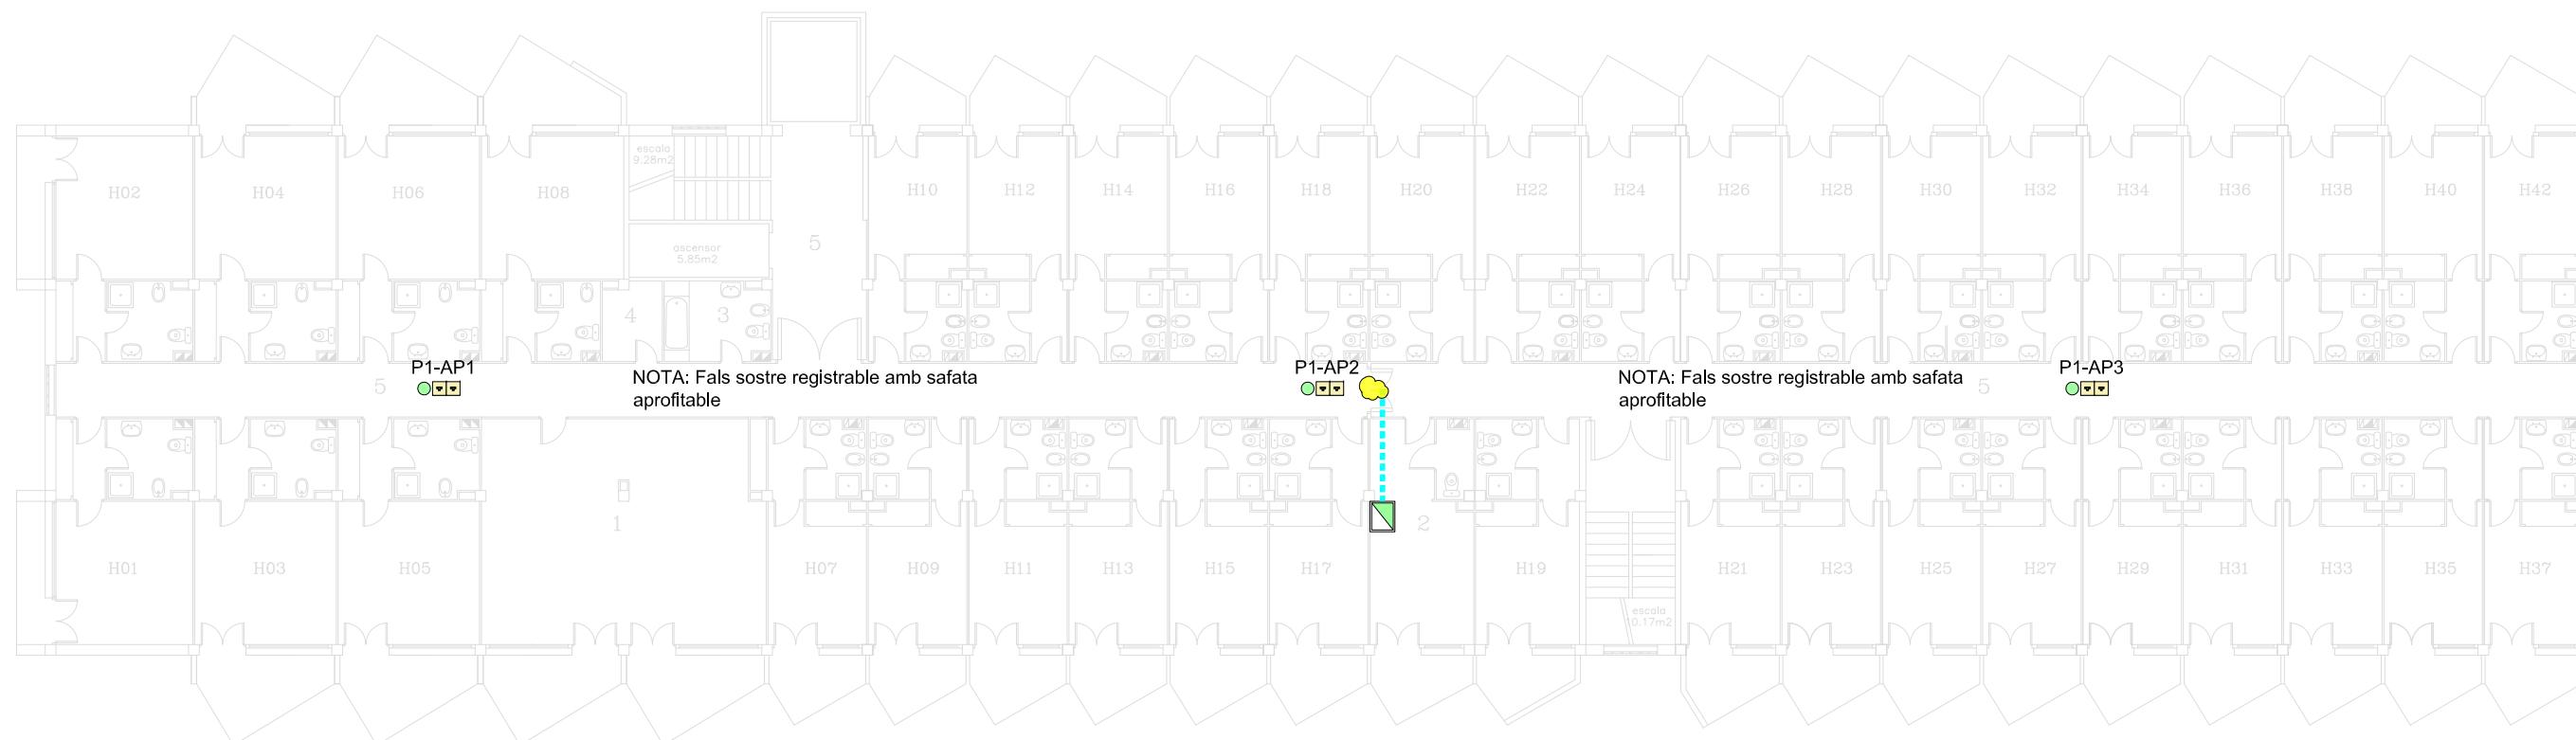

LLEGENDA NOUS PUNTS ACCÉS WIFI I LLOCS DE TREBALL

- - - - - Canal en muntatge superficial.
- Punt d'accés (AP) a xarxa WIFI, a instal·lar per tercers. Connexió a rack existent planta tercera.
- Conjunt doble de tomes RJ-45, CAT.6 per connexió AP. Connexió a rack existent planta tercera.
- Muntant canonades aigua i cablejats de xarxa entre dos plantes, dins de calaix de pladur.
- Segellat pas instal·lacions EI-120

REV 3	MODIFICACIONS	AFEGIT PUNTS TREBALL X IMPRESSORES	DATA	21 / 06 / 2018
REV 2	MODIFICACIONS	ENUMERAR RACKS A CANVIAR I A SUBSTITUIR	DATA	18 / 06 / 2018
REV 1	MODIFICACIONS	MODIFICACIONS PROPIETAT	DATA	08 / 06 / 2018


ESCALA 1/200
 ORIENTACIÓ 
 FORMAT A3
 DIBUIXAT Magda Aubia
 REVISAT Jon Bilbao
 COMPROVAT Anton Escarré

DENOMINACIÓ **AMPLIACIÓ PUNTS ACCÉS WIFI I NOUS PUNTS TREBALL** PROPIETAT
 SITUACIÓ VALLS
 GESTIÓ PIUS HOSPITAL DE VALLS, S.A.M


CARRETERA DEL PLA, 253 NAU D1
 43801 VALLS TELF 977612341
 anton.escarre@editecsa.com


 L'ENGINYER TÈCNIC INDUSTRIAL
 ANTONIO ESCARRÉ PARIS
 COL·LEGIAT NÚM 8524


TÍTOL DEL PLÀNOL **INSTAL·LACIÓ NOUS PUNTS ACCÉS WIFI I LLOCS DE TREBALL PLANTA PRIMERA RESIDÈNCIA**
 NÚM ARXIU / PLÀNOL 3997-01-PI-18 R3 / 20
 DATA 21 / 06 / 2018
 REVISIÓ 03

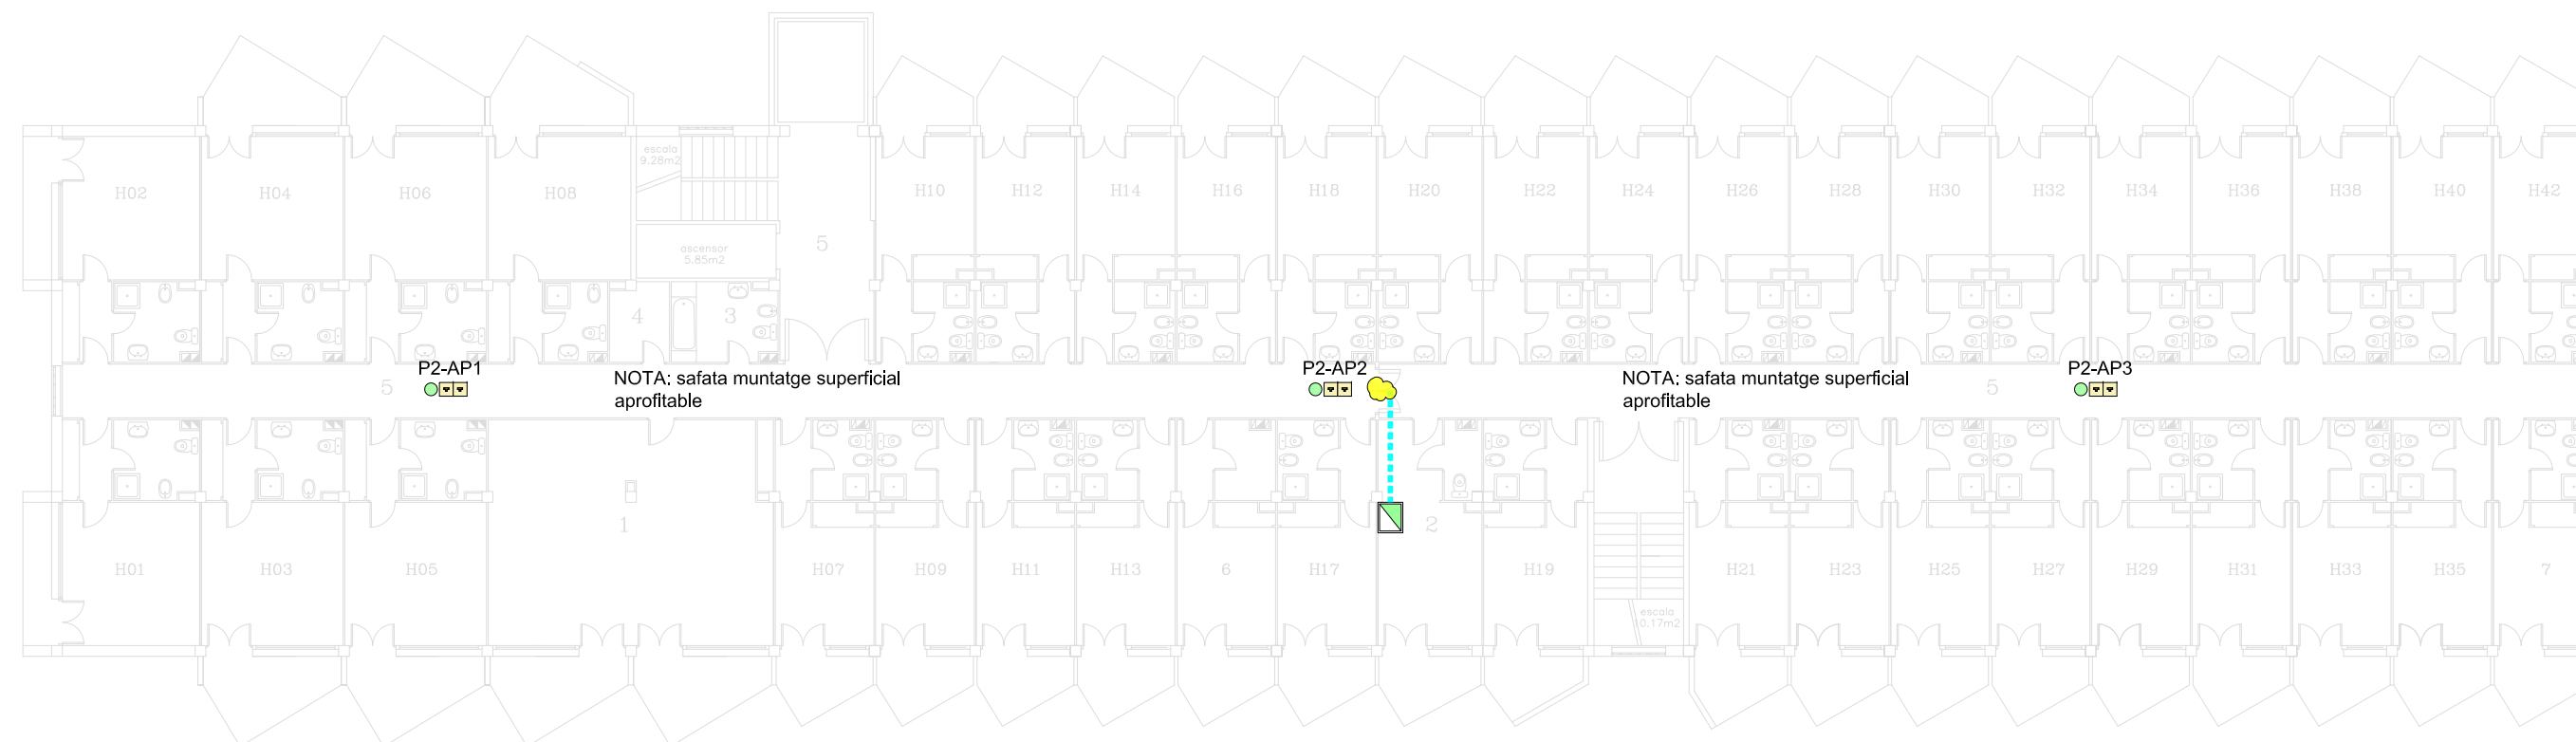

LLEGGENDA NOUS PUNTS ACCÉS WIFI I LLOCS DE TREBALL

- - - - - Canal en muntatge superficial.
- Punt d'accés (AP) a xarxa WIFI, a instal·lar per tercers. Connexió a rack existent planta tercera.
- Conjunt doble de tomes RJ-45, CAT.6 per connexió AP. Connexió a rack existent planta tercera.
- Muntant canonades aigua i cablejats de xarxa entre dos plantes, dins de calaix de pladur.
- Segellat pas instal·lacions EI-120

REV 3	MODIFICACIONS	AFEGIT PUNTS TREBALL X IMPRESSORES	DATA	21 / 06 / 2018
REV 2	MODIFICACIONS	ENUMERAR RACKS A CANVIAR I A SUBSTITUIR	DATA	18 / 06 / 2018
REV 1	MODIFICACIONS	MODIFICACIONS PROPIETAT	DATA	08 / 06 / 2018

 ESCALA 1/200
 DIBUIXAT Magda Aubia
 ORIENTACIÓ  REVISAT Jon Bilbao
 FORMAT A3 COMPROVAT Anton Escarré

DENOMINACIÓ **AMPLIACIÓ PUNTS ACCÉS WIFI I NOUS PUNTS TREBALL** PROPIETAT
 SITUACIÓ VALLS
 GESTIÓ PIUS HOSPITAL DE VALLS, S.A.M


CARRERERA DEL PLA, 253 NAU D1
 43801 VALLS TELF 977612341
 anton.escarre@editecsa.com


 L'ENGINYER TÈCNIC INDUSTRIAL
 ANTONIO ESCARRÉ PARIS
 COL·LEGIAT NÚM 8524

TÍTOL DEL PLÀNOL **INSTAL·LACIÓ NOUS PUNTS ACCÉS WIFI I LLOCS DE TREBALL PLANTA SEGONA RESIDÈNCIA**
 NÚM ARXIU / PLÀNOL 3997-01-PI-18 R3 / 21
 DATA 21 / 06 / 2018 REVISIÓ 03



LEGENDA NOUS PUNTS ACCÉS WIFI I LLOCS DE TREBALL

- R Rack de comunicació existent a connectar a CPD.
- X Racks existents a connectar
- X Racks existents a substituir
- Canal existent aprofitable en muntatge superficial.
- Canal en muntatge superficial.
- Punt d'accés (AP) a xarxa WIFI, a instal·lar per tercers. Connexió a rack existent planta tercera.
- Conjunt doble de tomes RJ-45, CAT.6 per connexió AP. Connexió a rack existent planta tercera.

PUNT DE TREBALL FORMAT PER:

- 2P+T -1 Toma schuko 2P+T, 16A, 250VAC. Servei normal
- 2P+T -1 Toma schuko 2P+T, 16A, 250VAC, color vermell per servei SAI/UB
- RJ-45 -1 Toma RJ-45, CAT.6
- Aigua Muntant canonades aigua i cablejats de xarxa entre dos plantes, dins de calaix de pladur.
- EI-120 Segellat pas instal·lacions EI-120

REV 3	MODIFICACIONS	AFEGIT PUNTS TREBALL X IMPRESSORES	DATA 21 / 06 / 2018
REV 2	MODIFICACIONS	ENUMERAR RACKS A CANVIAR I A SUBSTITUIR	DATA 18 / 06 / 2018
REV 1	MODIFICACIONS	MODIFICACIONS PROPIETAT	DATA 08 / 06 / 2018

ESCALA 1/200
 DIBUIXAT Magda Aubia
 ORIENTACIÓ  REVISAT Jon Bilbao
 FORMAT A3 COMPROVAT Anton Escarré


DENOMINACIÓ **AMPLIACIÓ PUNTS ACCÉS WIFI I NOUS PUNTS TREBALL** PROPIETAT
 SITUACIÓ **VALLS**
 GESTIÓ PIUS HOSPITAL DE VALLS, S.A.M


CARRERERA DEL PLA, 253 NAU D1
 43801 VALLS TELF 97612341
 anton.escarre@editecsa.com


 L'ENGINYER TÈCNIC INDUSTRIAL
 ANTONIO ESCARRÉ PARIS
 COL·LEGIAT NÚM 8524

TÍTOL DEL PLÀNOL **INSTAL·LACIÓ NOUS PUNTS ACCÉS WIFI I LLOCS DE TREBALL PLANTA TERCERA RESIDÈNCIA**
 NÚM ARXIU / PLÀNOL 3997-01-PI-18 R3 / 22
 DATA 21 / 06 / 2018 REVISIÓ 03

SISTEMA DISTRIBUCIÓ TIPUS TT

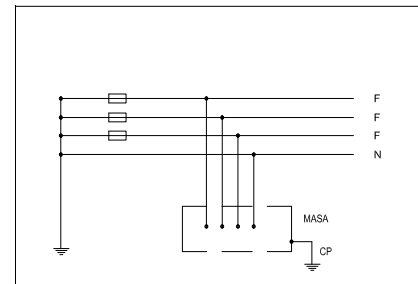

CONDICIONS ASSAIG A CURTCIRCUIT:


- * COEFICIENT DE TENSIÓ (ct): 1
- * COEFICIENT DE RESISTIVITAT (CR): 1'5 A 20°C
- * CONNEXIÓ A EMBARRAT SAI EMERGENCIA
- * Voc (%): 6%
- * Uroc: 1'08%
- * DURACIÓ CURTCIRCUIT: 0'5s.
- * SEPARACIÓ ENTRE PLATINES: 10cm
- * SEPARACIÓ ENTRE RECOLZAMENTS: 50cm

CONDICIONS DE CÀLCUL I DISSENY:

- * CONNEXIÓ A EMBARRAT SAI EMERGENCIA
- * REACTÀNCIA DE 0'08 mΩ /m
- * TENSIÓ: 400/230V
- * FACTOR DE POTÈNCIA RECEPTORS MOTOR: cos φ: VARIABLE
- * FACTOR DE POTÈNCIA RECEPTORS ENLLUMENAT DE DESCARREGA: 0'95
- * SISTEMA DE DISTRIBUCIÓ TIPUS TT

RELACIÓ SECCIÓ CONDUCTORS I TUBS PROTECTORS

SECCIÓ	Ø TUBS PROTECTORS
CONDUCTOR TRIPOLAR	
3x1'5mm ² Cu	DN 16mm
3x2'5mm ² Cu	DN 20mm
3x4mm ² Cu	DN 20mm
3x6mm ² Cu	DN 25mm
3x10mm ² Cu	DN 25mm
3x16mm ² Cu	DN 32mm
CONDUCTOR PENTAPOLAR	
5x1'5mm ² Cu	DN 20mm
5x2'5mm ² Cu	DN 20mm
5x4mm ² Cu	DN 25mm
5x6mm ² Cu	DN 25mm
5x10mm ² Cu	DN 32mm
5x16mm ² Cu	DN 40mm

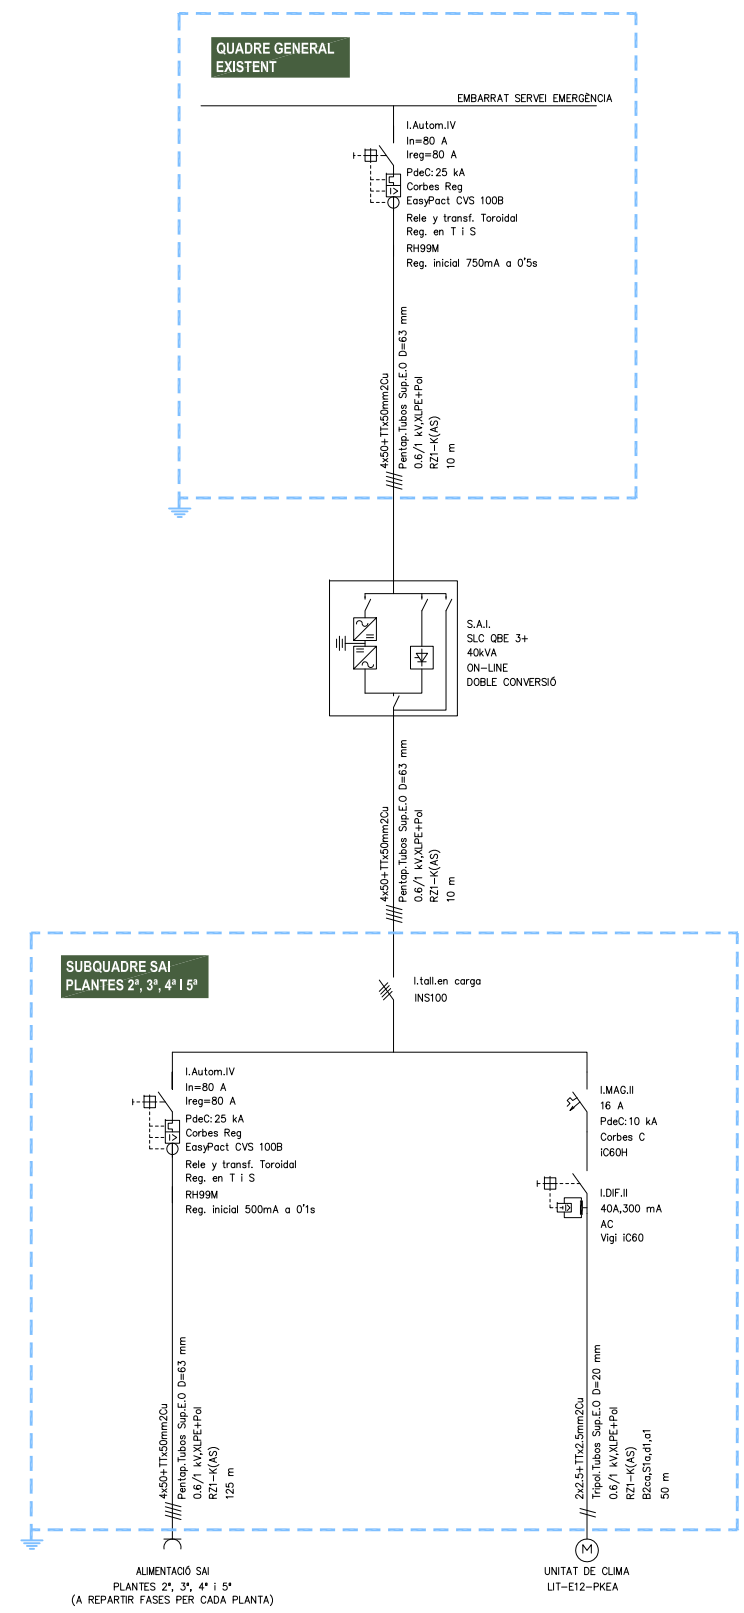

ESCALA 1/200
 ORIENTACIÓ 
 FORMAT A3

DIBUIXAT Magda Aubia
 REVISAT Jon Bilbao
 COMPROVAT Anton Escarré

DENOMINACIÓ **AMPLIACIÓ PUNTS ACCÉS WIFI I NOUS PUNTS TREBALL VALLS** PROPIETAT
 SITUACIÓ

GESTIÓ PIUS HOSPITAL DE VALLS, S.A.M


CARRERETA DEL PLA, 253 NAU D1
 43801 VALLS TELF 97612341
 anton.escarre@editecsa.com



L'ENGINYER TÈCNIC INDUSTRIAL
 ANTONIO ESCARRÉ PARIS
 COL·LEGIAT NÚM 8524

TÍTOL DEL PLÀNOL
ESQUEMA UNIFILAR SAI PLANTES 2ª, 3ª, 4ª I 5ª

NÚM ARXIU / PLÀNOL 3997-01-PI-18 R3 / 23
 DATA 18 / 06 / 2018
 REVISIÓ 00